


PLANTA BAIXA - EXISTENTE / REMOVER  
ESCALA: 1/50

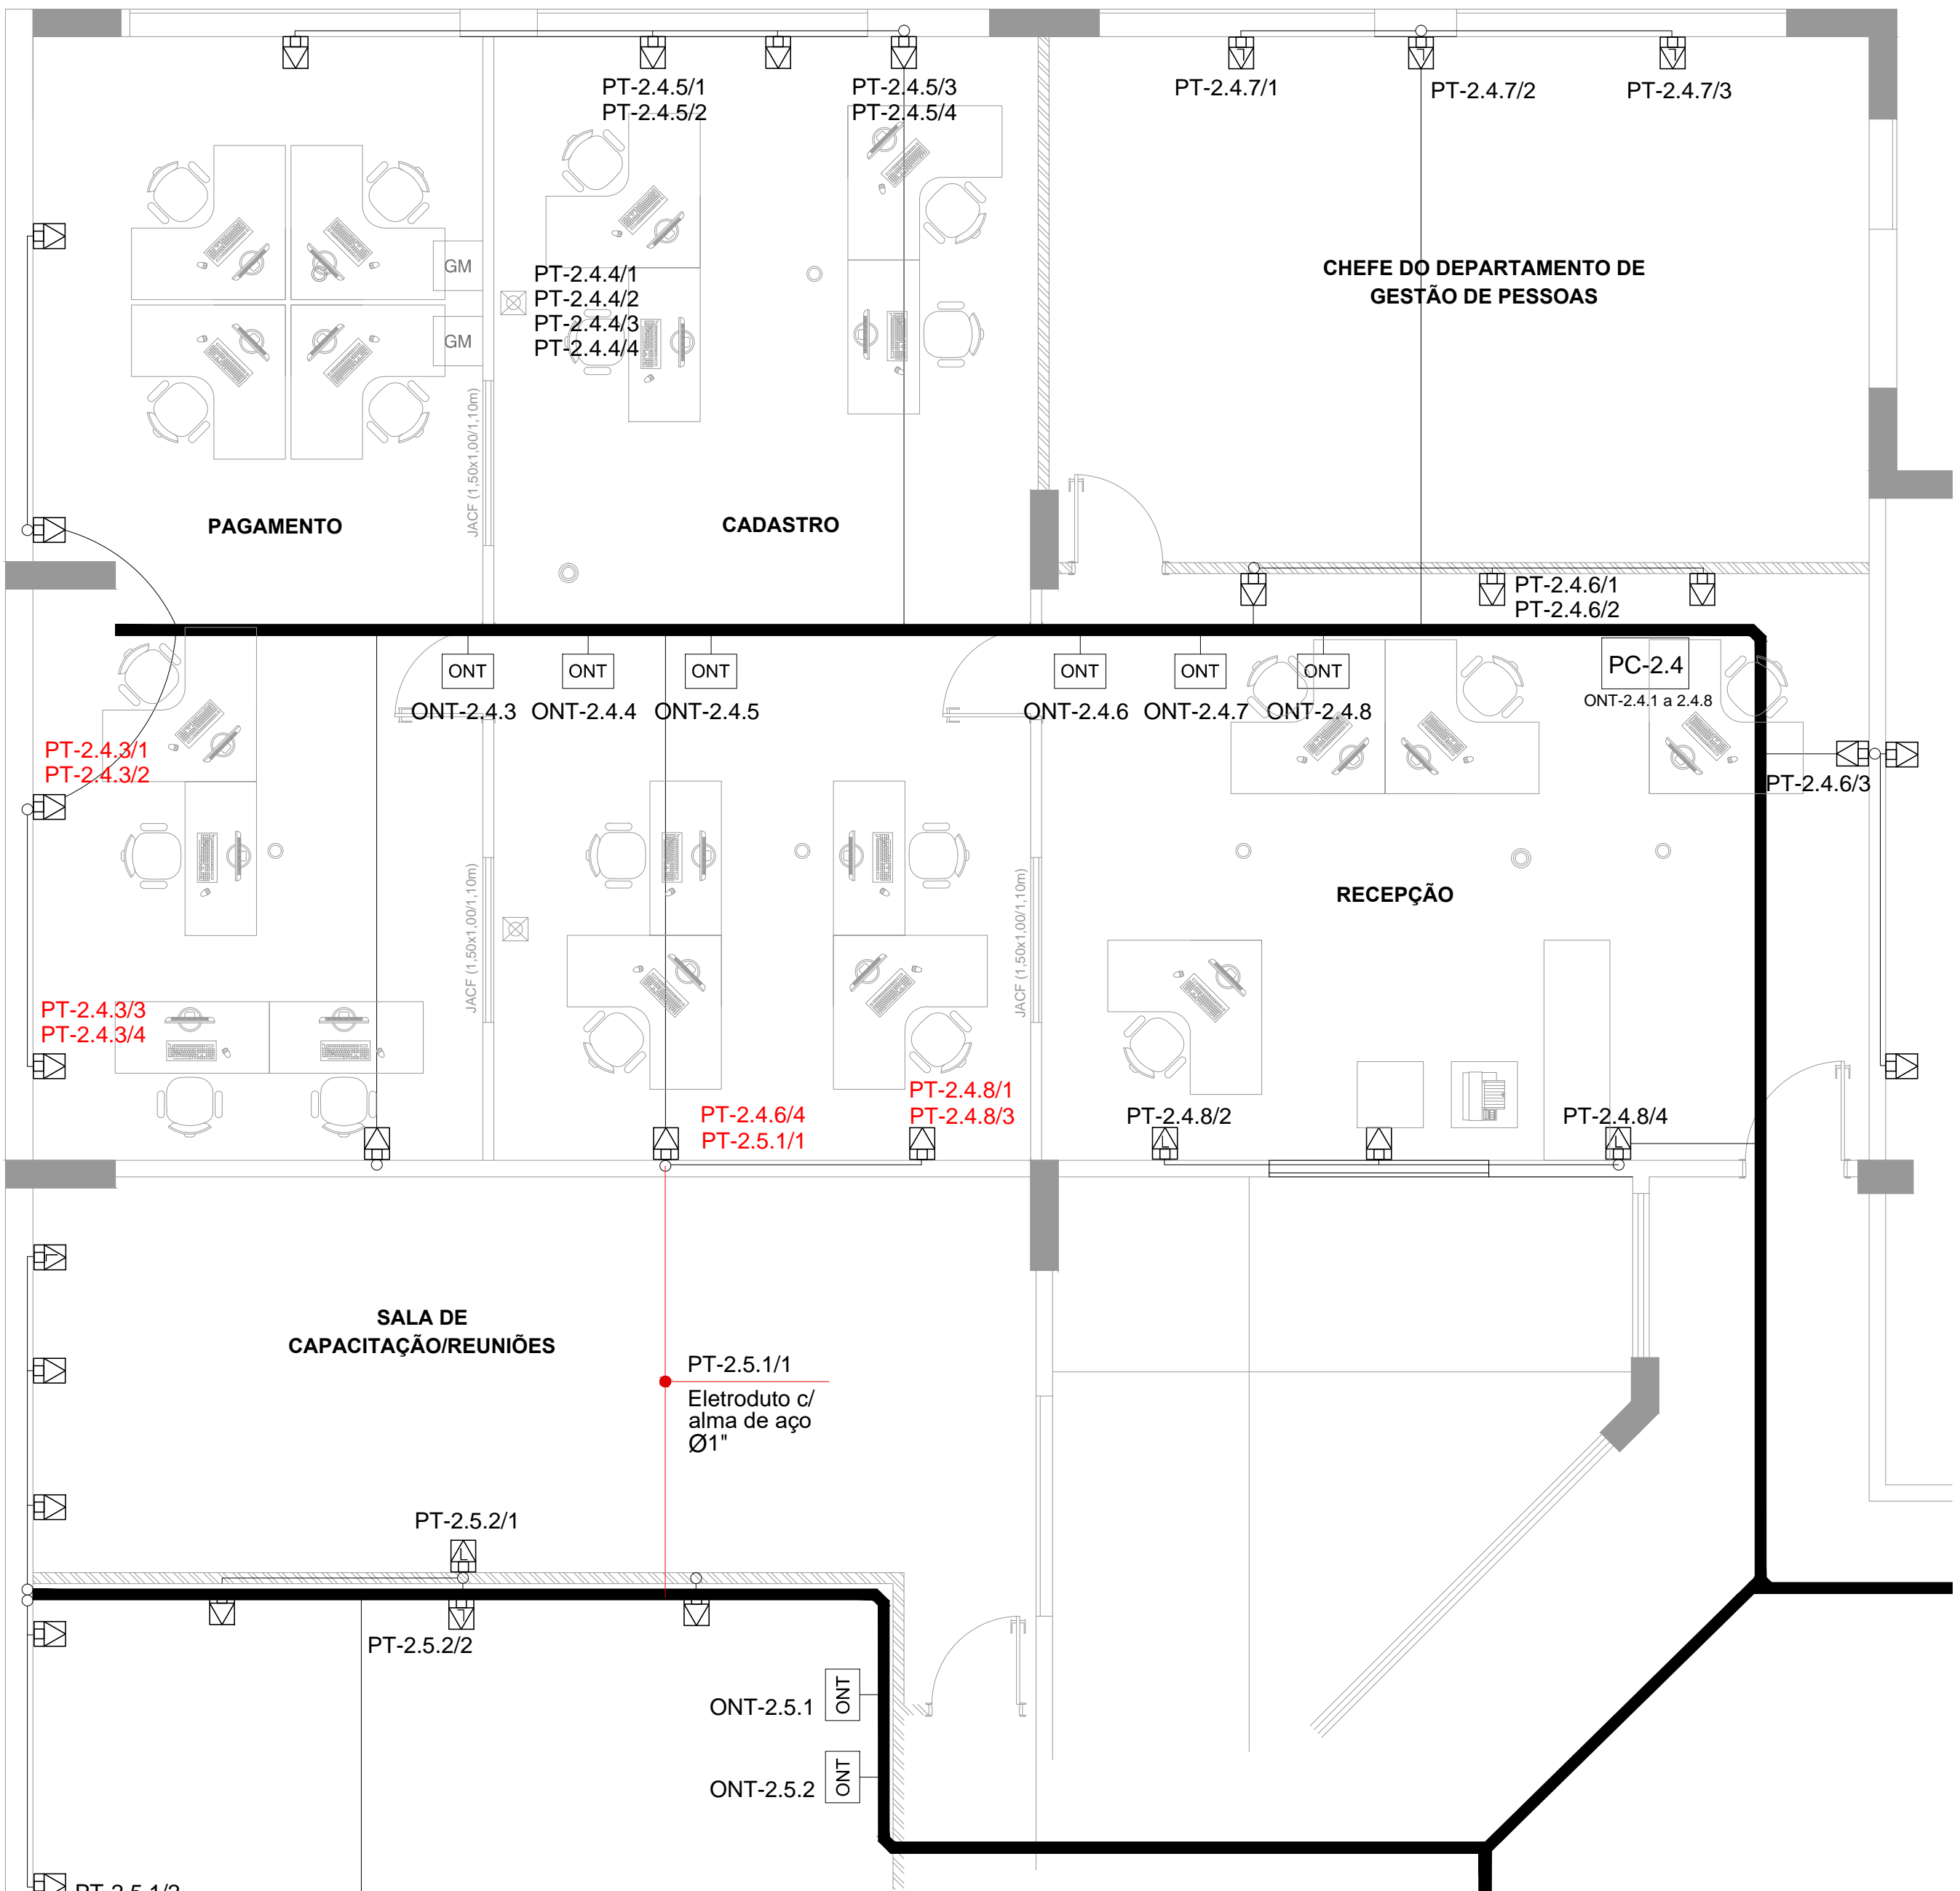

PLANTA BAIXA - À EXECUTAR  
ESCALA: 1/50

CONVENÇÃO DE CORES:

- Instalação Existente
- Instalação a Instalar/Executar
- Instalação a Remover/Deslocar

RESPONSÁVEL TÉCNICO PROJETO		RESPONSÁVEL TÉCNICO EXECUÇÃO	
PROPRIETÁRIO			
REITORIA IFSul - INSTALAÇÃO DE DIVISÓRIAS			
RUA GONÇALVES CHAVES, 3218 - PELOTAS/RS			
PROJETO REDE LÓGICA			
ÁREA DA OBRA			
VISTO			
OBRA			
REI 001/2018			
PRANCHA			
PRL 01/01			
DESENHO		DATA	
RICARDO		JANEIRO/2018	
ESCALA		1/50	