




PLANTA BAIXA- 2º Pavimento
ESCALA: 1/50

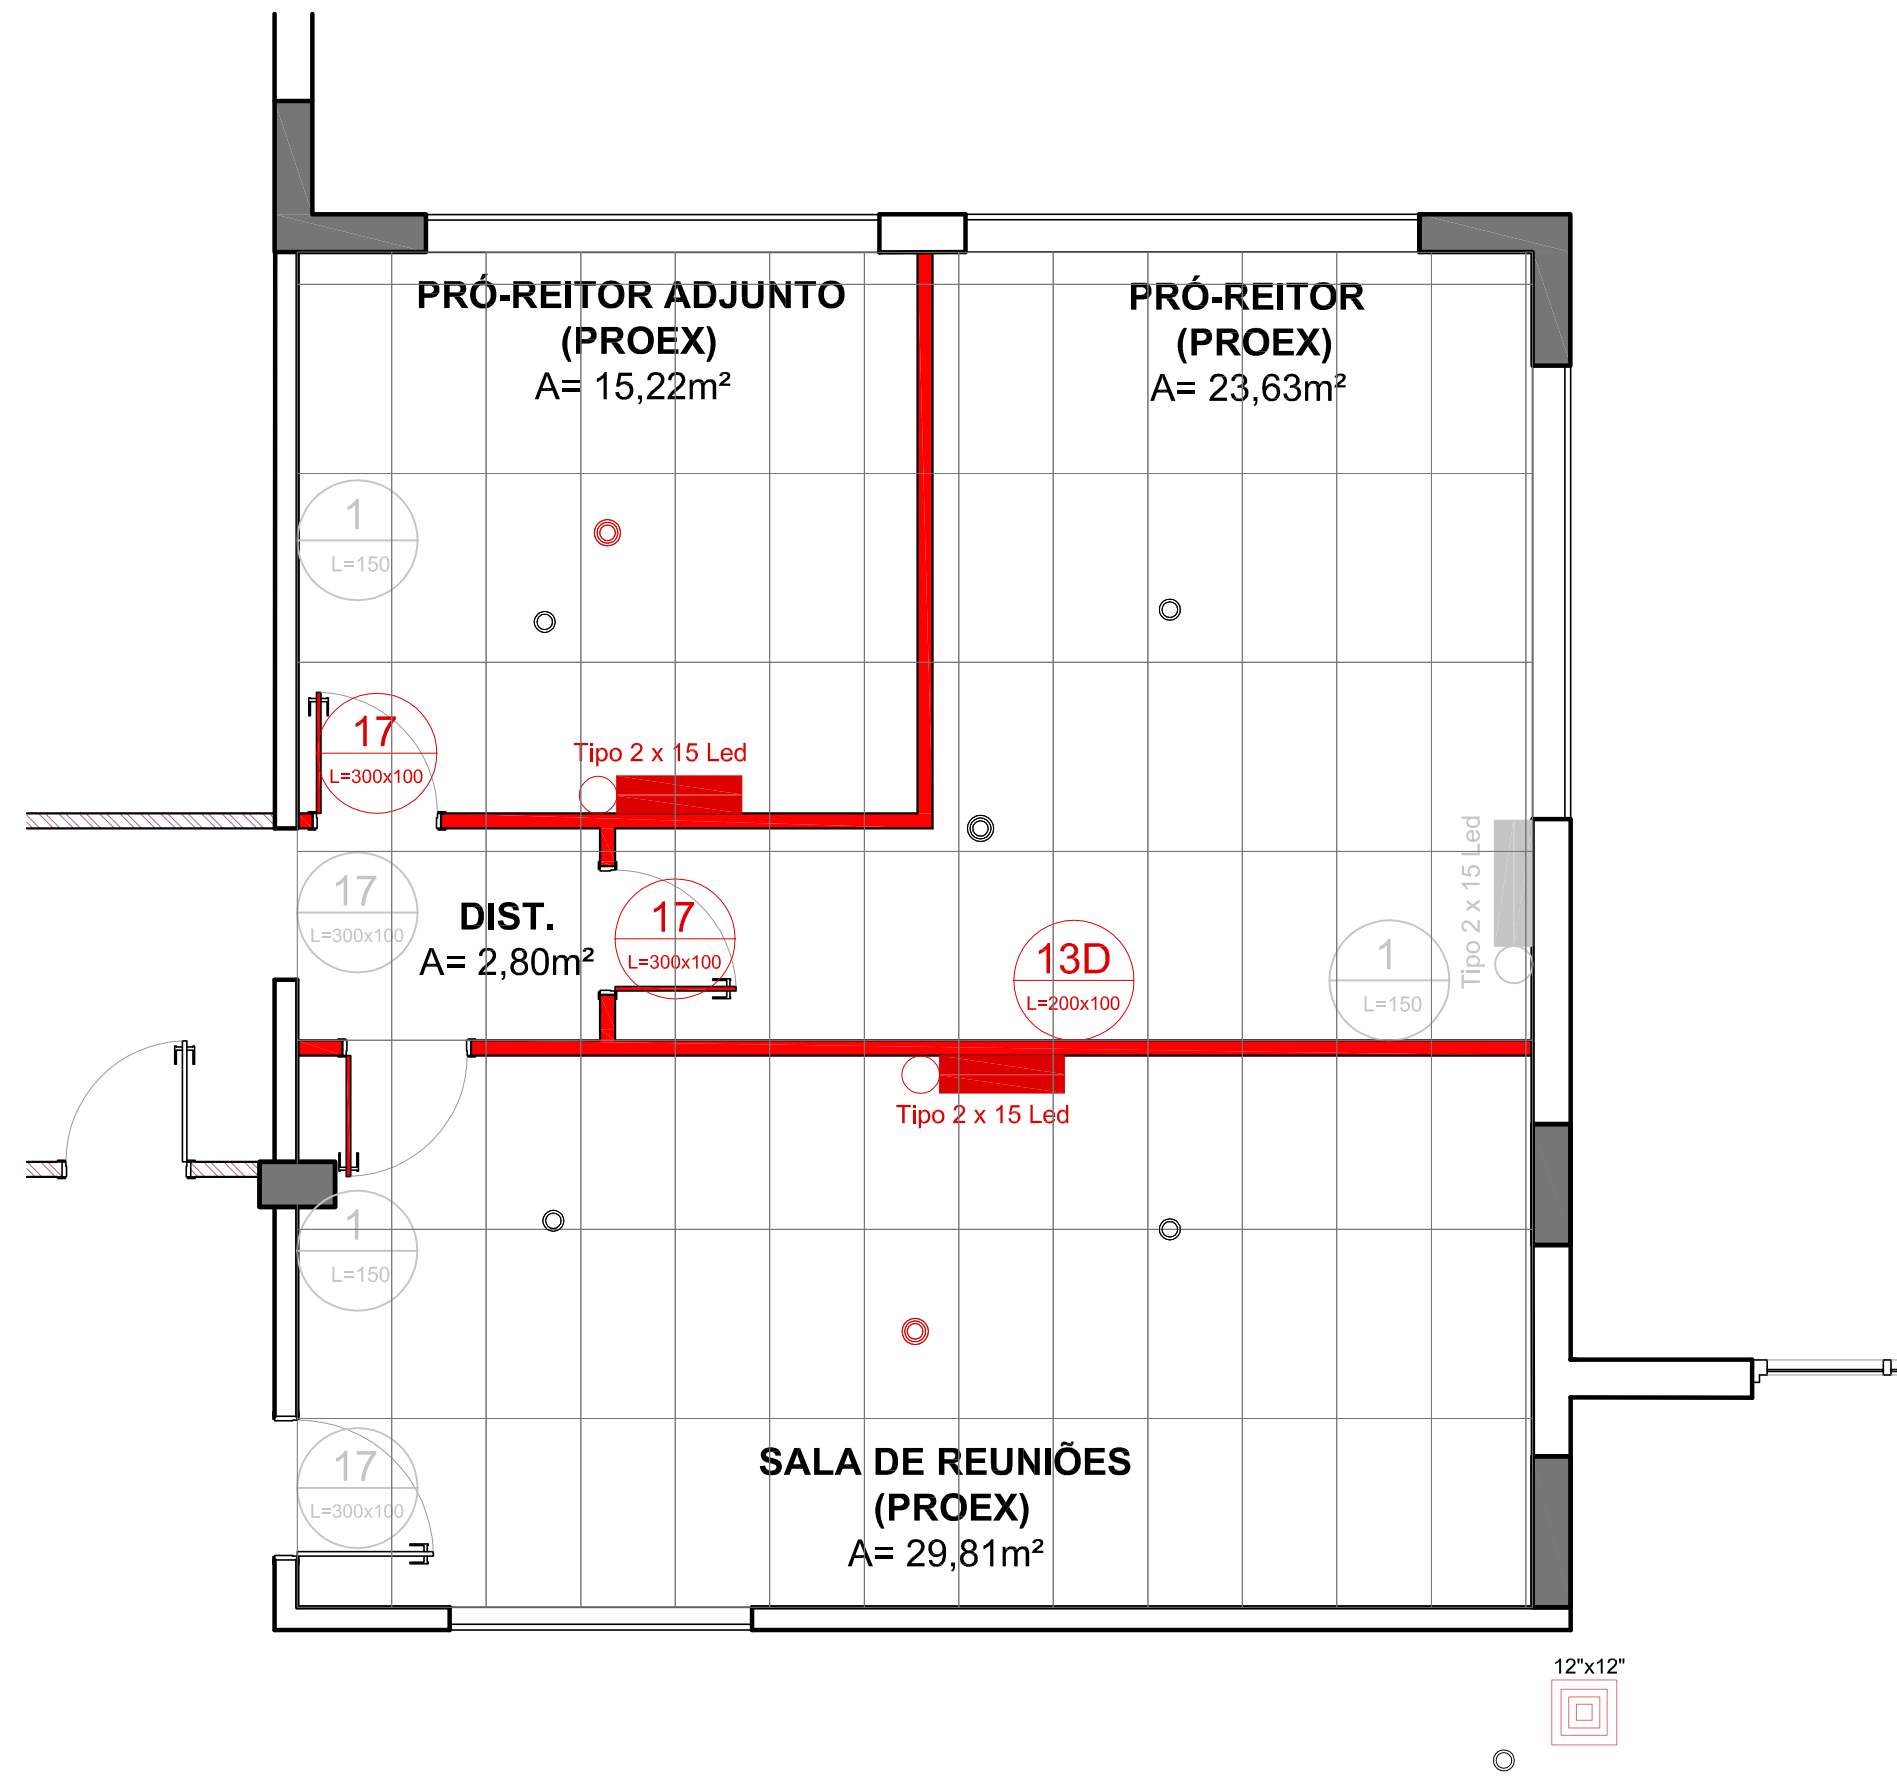


PLANTA BAIXA- 4º Pavimento
ESCALA: 1/50

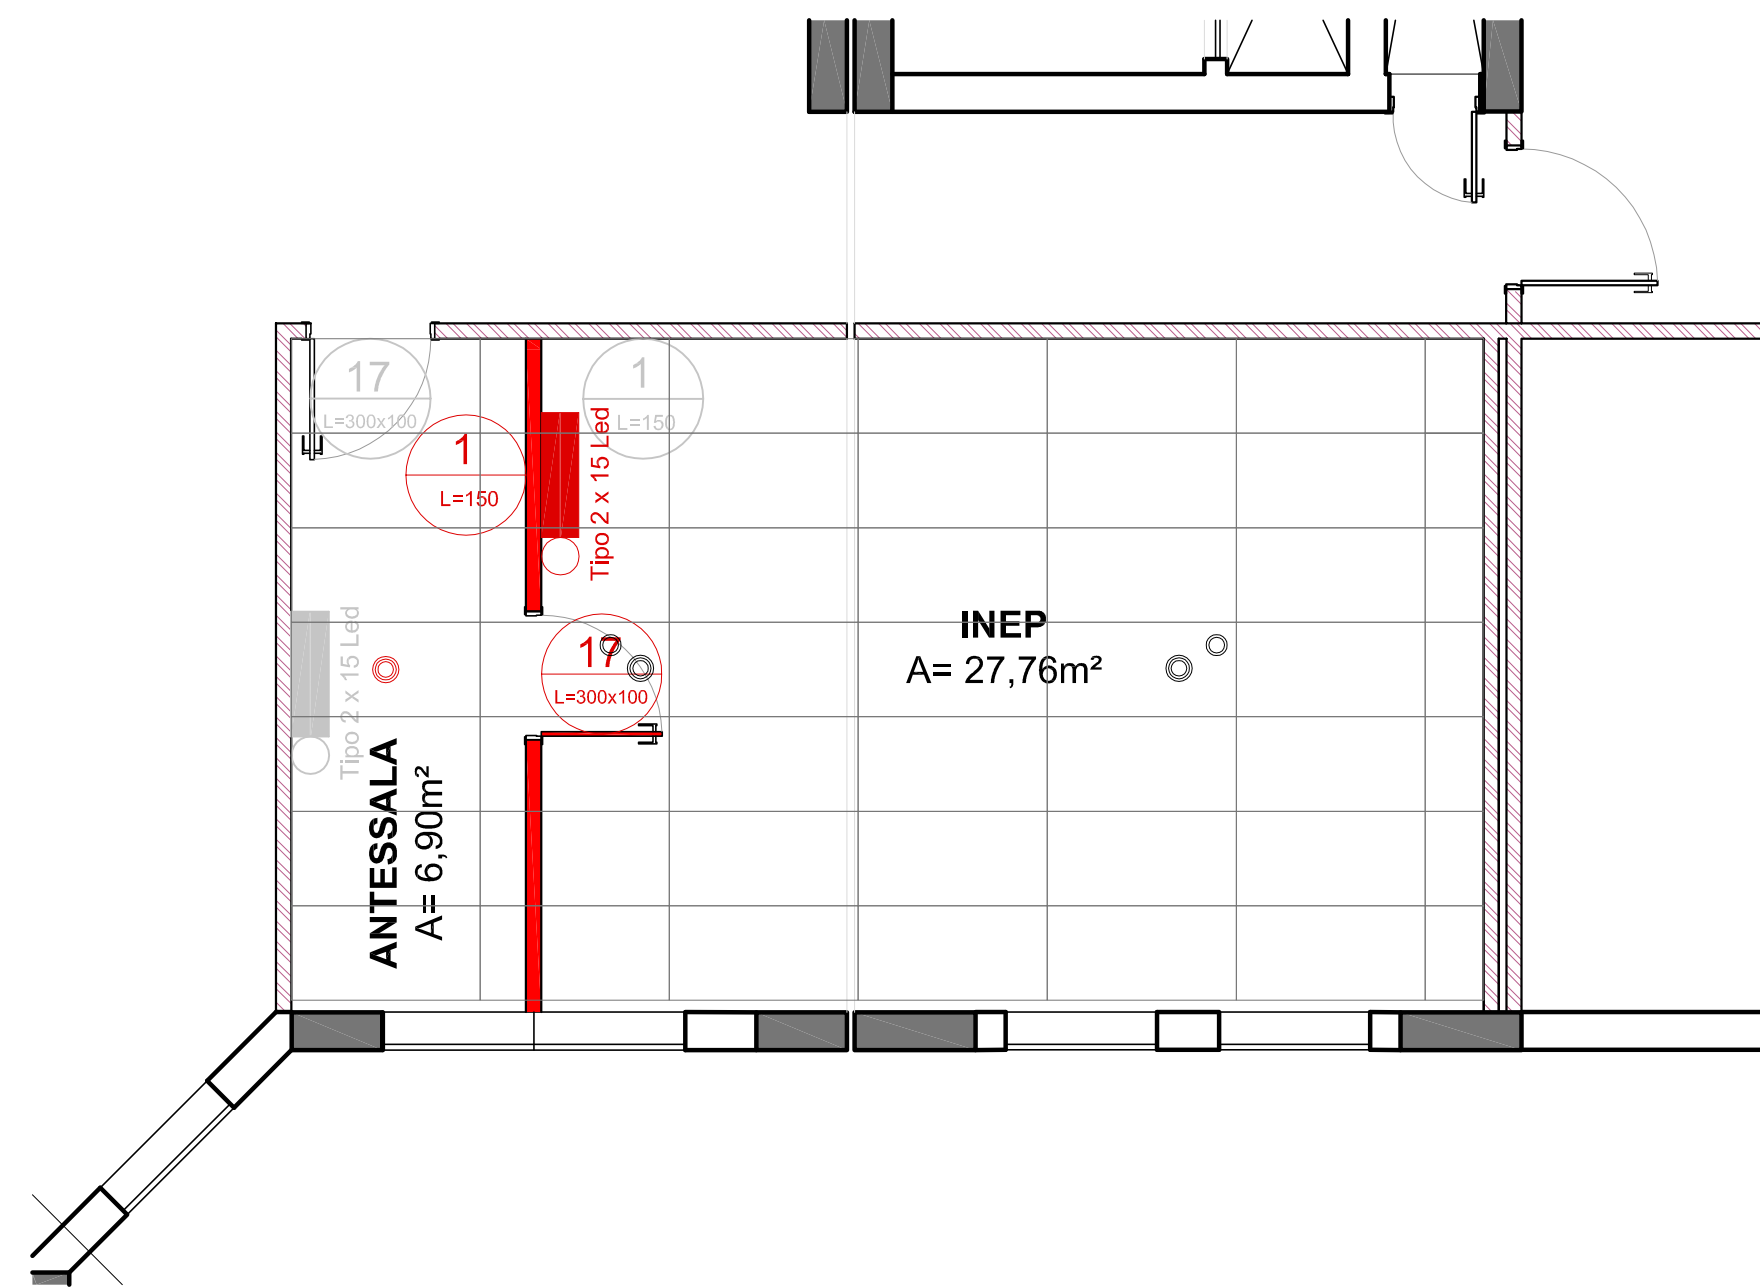

PLANTA BAIXA- 3º Pavimento
ESCALA: 1/50

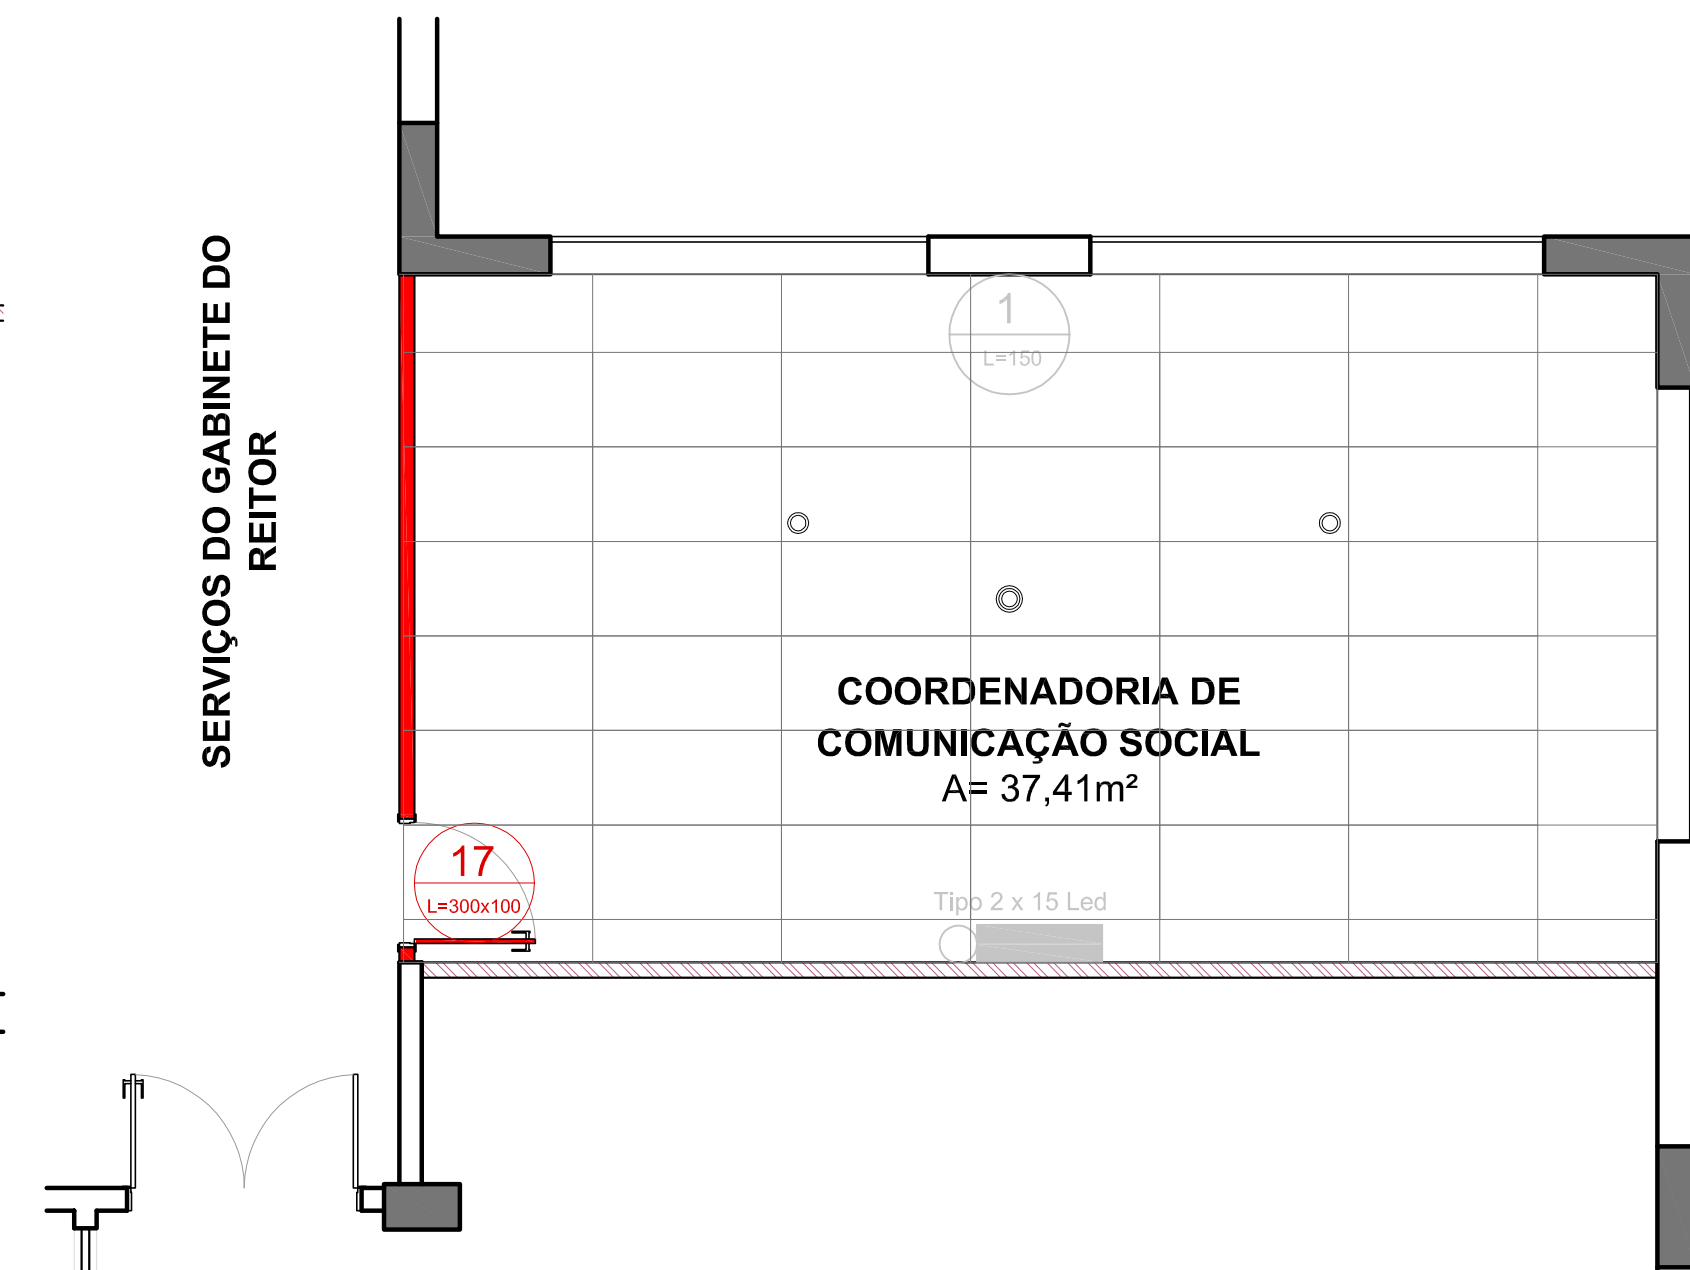

PLANTA BAIXA- 5º Pavimento
ESCALA: 1/50

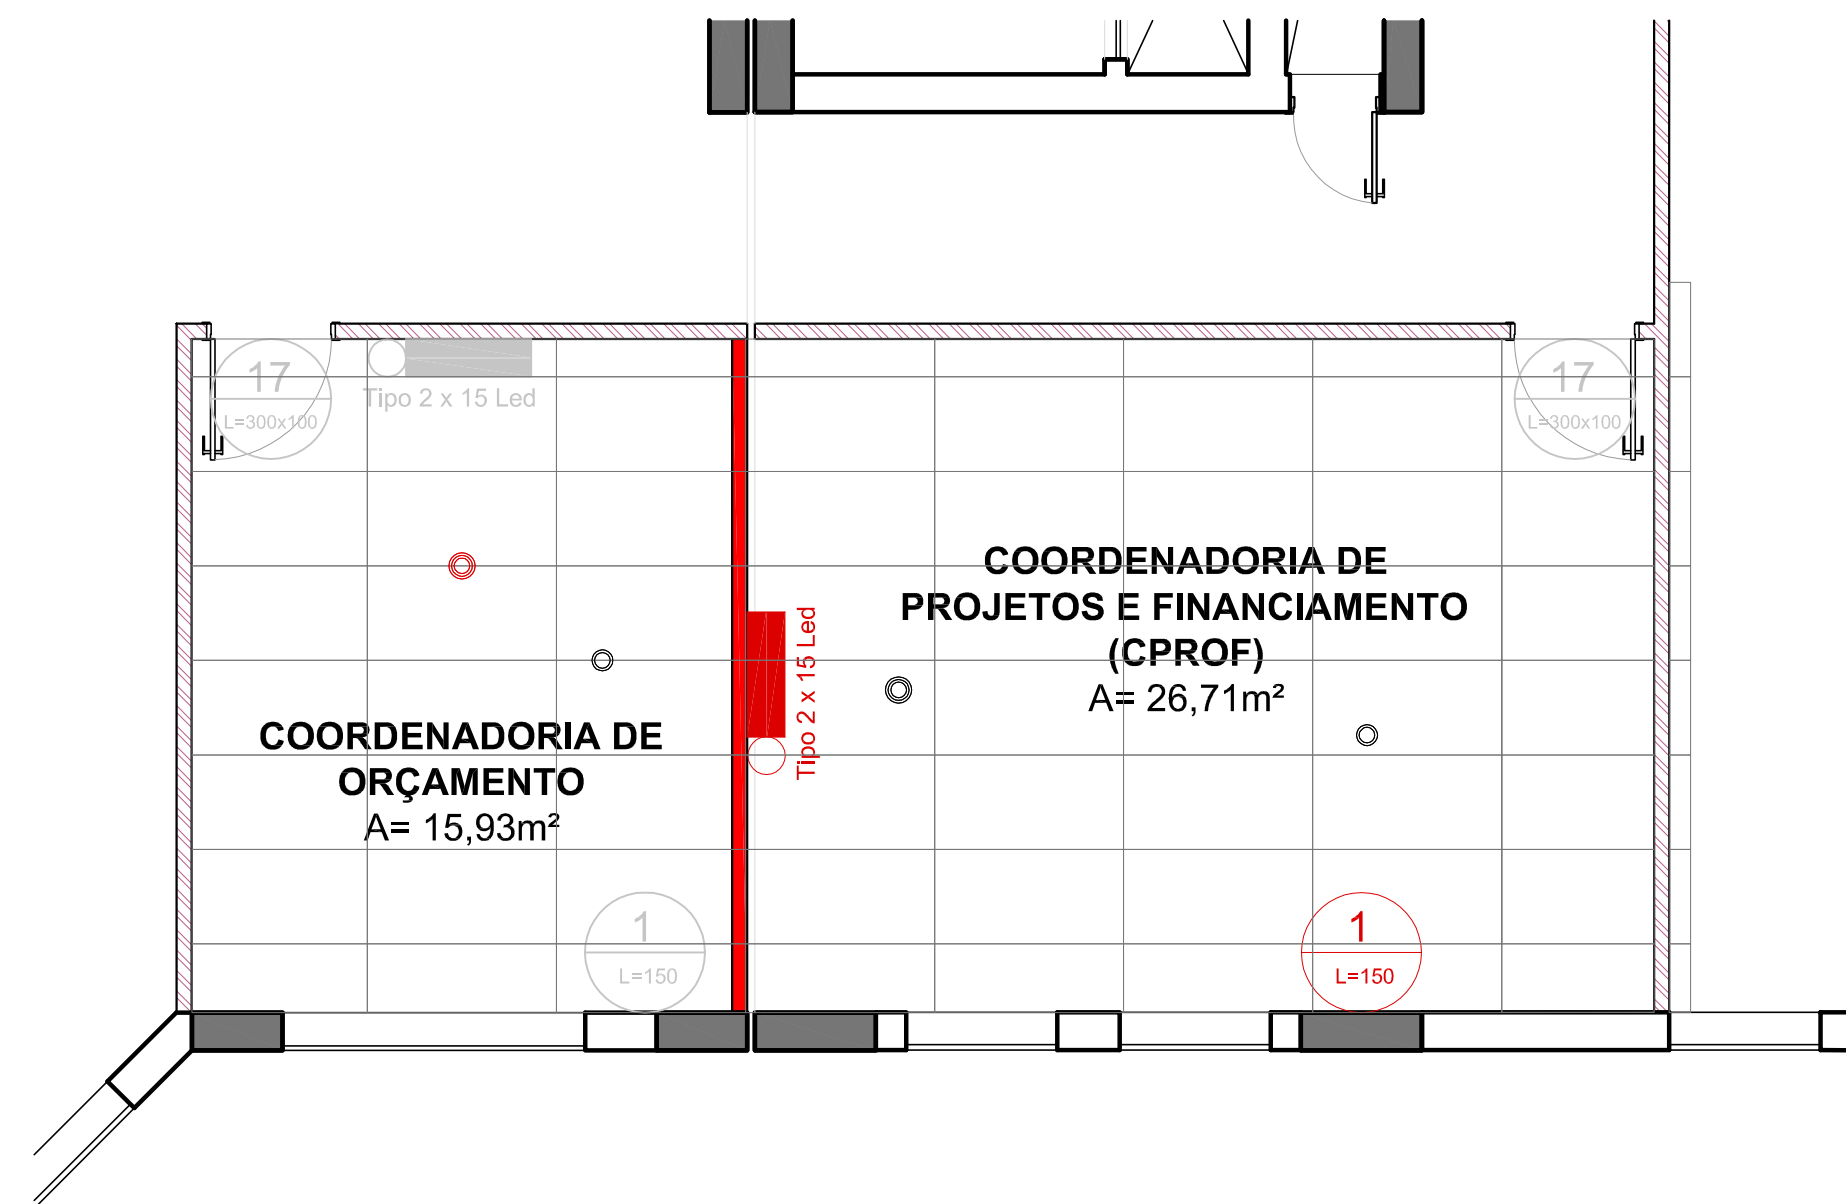



PLANTA BAIXA- 4º Pavimento
ESCALA: 1/50

LEGENDAS	Proibido Fumar	1 L=150
	Saída de Emergência seta p/ direita	13D (L=200x100)
	Saída de Emergência	17 (L=300x100)
	Iluminação de Emergência	Tipo 2 x 15 Led
	Sprinkler	○
	Detector de Fumaça	○

OBSERVAÇÕES

- SINALIZAÇÃO DE EMERGÊNCIA:**
- As placas deverão ser instaladas a 1,80m do piso;
 - As placas previstas sobre as portas deverão ser instaladas 10cm acima do vão;
- ILUMINAÇÃO DE EMERGÊNCIA:**
- As Luminárias de Emergência deverão ser instaladas a 2,00m do piso
- DETECTORES DE FUMAÇA:**
- Deverão ser instalados nas posições previstas em projeto

- EQUIPAMENTOS EXISTENTES (JÁ INSTALADOS)
- EQUIPAMENTOS NOVOS (DEVERÃO SER INSTALADOS)
- EQUIPAMENTOS MODIFICADO (ALTERAÇÃO NA POSIÇÃO)

 INSTITUTO FEDERAL Sul-rio-grandense	 DPO- DIRETORIA DE PROJETOS E OBRAS Rua Gonçalves Chaves, 3218 - CEP 96015-560 - PELOTAS/RS Fones: (51) 3026.6209 / 3026.6210 / 3026.6211 dpo@ifsul.edu.br / dpo_cpro@ifsul.edu.br / dpo_cpro@ifsul.edu.br	
RESPONSÁVEL TÉCNICO PROJETO	RESPONSÁVEL TÉCNICO EXECUÇÃO	PROPRIETÁRIO
REFORMAS REITORIA 2018 - INSTALAÇÃO DE DIVISÓRIAS RUA GONÇALVES CHAVES, 3218 - PELOTAS/RS		
PROJETO DE PREVENÇÃO E PROTEÇÃO CONTRA INCÊNDIO		
ÁREA DA OBRA		
VISTO		
OBRAS		
REI 002/2018		
PRANCHA		
PPCI 01/01		
DESENHO MICHEL	DATA AGOSTO/2018	ESCALA 1/50