


2º PAV.


DIAGRAMA UNIFILAR

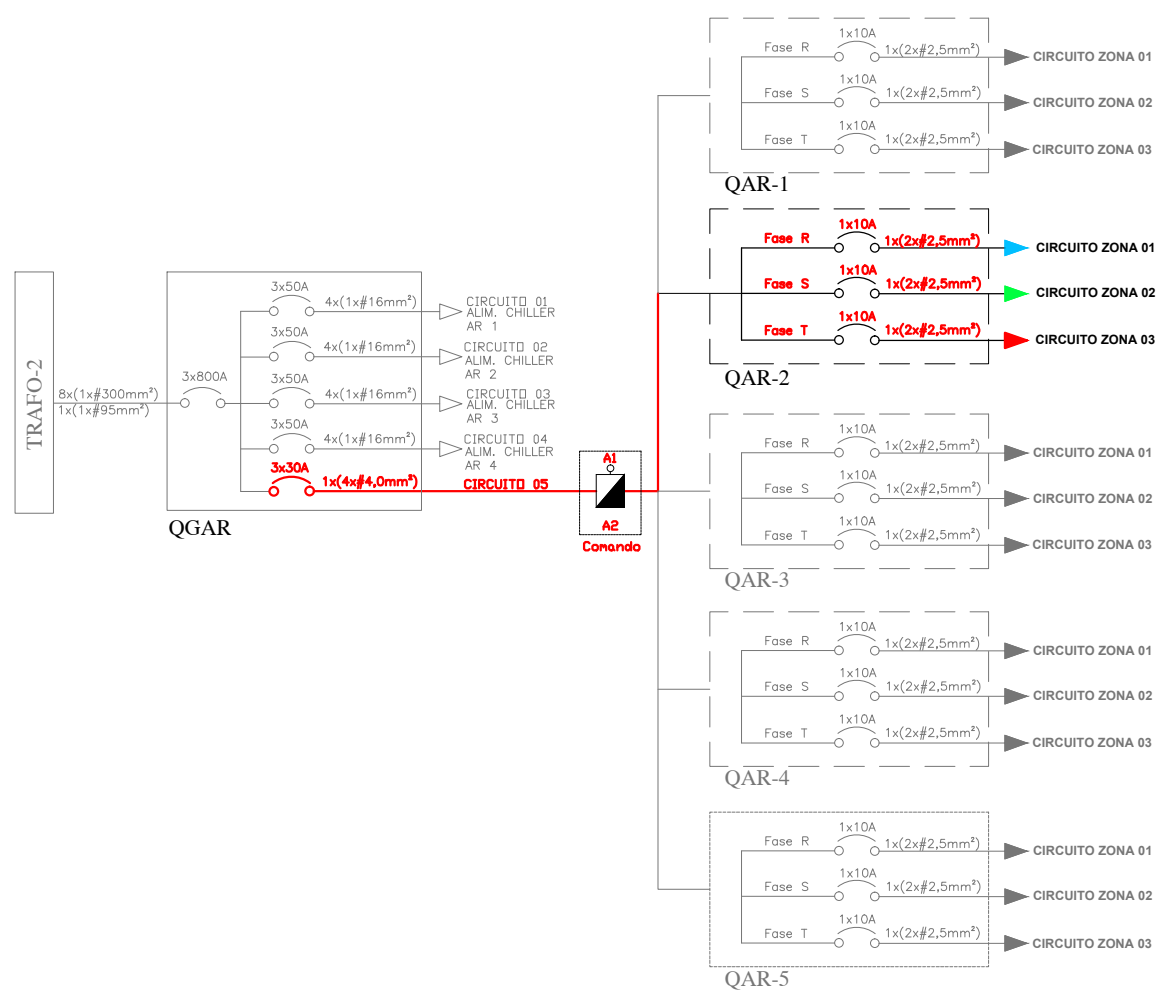


LEGENDA DE CORES

—	INSTALAÇÃO ELÉTRICO VENTILADORES ZONA 1 - FASE R
—	INSTALAÇÃO ELÉTRICO VENTILADORES ZONA 2 - FASE S
—	INSTALAÇÃO ELÉTRICO VENTILADORES ZONA 3 - FASE T

PLANTA BAIXA - SEGUNDO PAVIMENTO
ESCALA: 1/100

**INSTITUTO FEDERAL**
Sul-rio-grandense

**DPO - DIRETORIA DE PROJETOS E OBRAS**
Rua Gonçalves Chaves, 3218 - CEP 96015-560 - PELOTAS/RS
Fones: (51) 3026.6209 / 3026.6210 / 3026.6211
dpo@ifrsul.edu.br / dpo_cpro@ifrsul.edu.br / dpo_cpro@ifrsul.edu.br

RESPONSÁVEL TÉCNICO
PROJETO

RESPONSÁVEL TÉCNICO
EXECUÇÃO

PROPRIETÁRIO

REITORIA IFSul - PROJETO DO SISTEMA DE AR CONDICIONADO - MÓDULO II
Rua Gonçalves Chaves, N° 3218, CEP 96015-560, Pelotas/RS

PROJETO ELÉTRICO

ÁREA DA OBRA

MÓDULO II - SISTEMA DE DISTRIBUIÇÃO DO AR DE RENOVAÇÃO
PROJETO ELÉTRICO - PLANTA BAIXA - SEGUNDO PAVIMENTO

OBRA
REI 001/2022

DESENHO
Eng. Ricardo

DATA
OUTUBRO/2022

ESCALA
1/100

PRANCHA
PEL 02/05