



4º PAV.

DIAGRAMA UNIFILAR

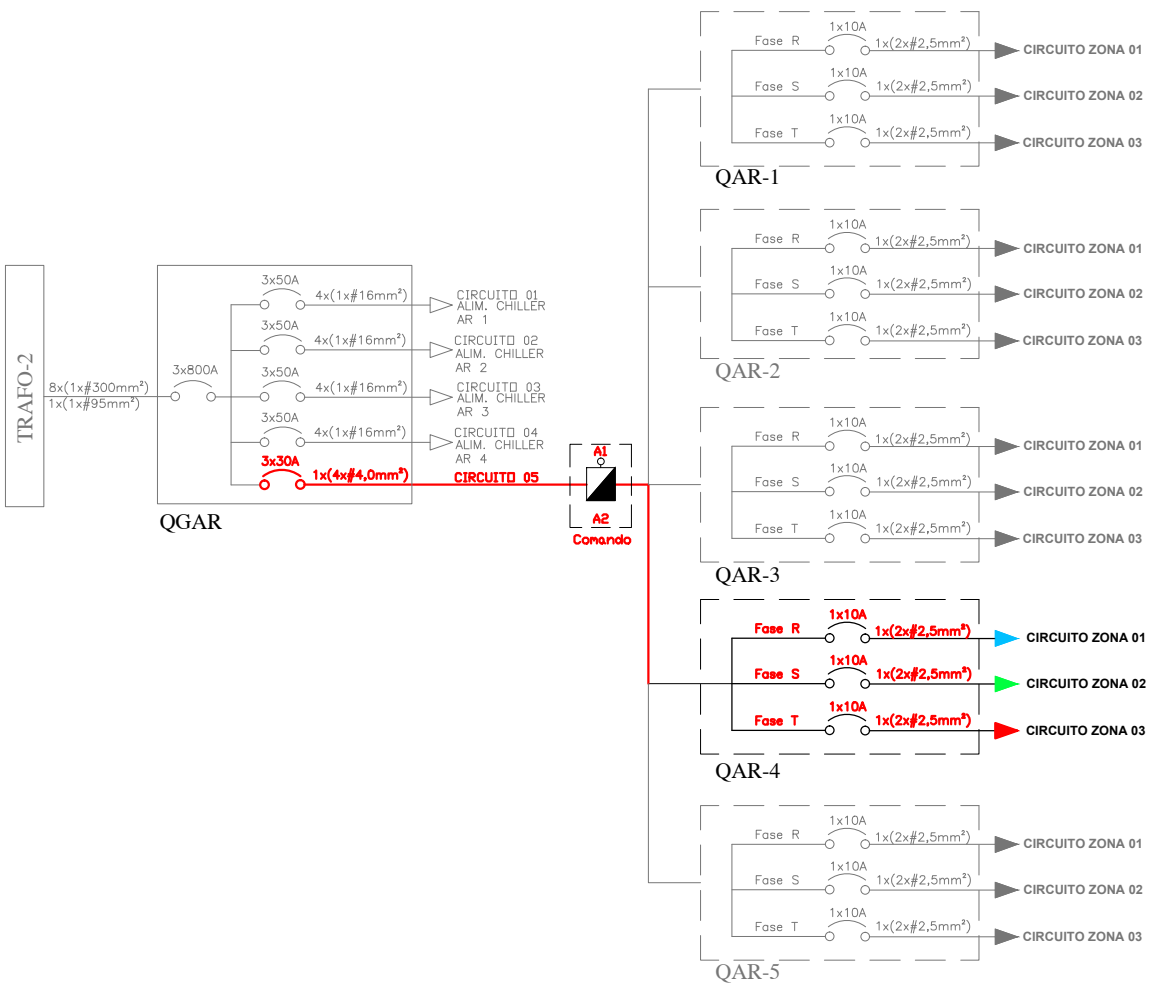

LEGENDA DE CORES

—	INSTALAÇÃO ELÉTRICO VENTILADORES ZONA 1 - FASE R
—	INSTALAÇÃO ELÉTRICO VENTILADORES ZONA 2 - FASE S
—	INSTALAÇÃO ELÉTRICO VENTILADORES ZONA 3 - FASE T

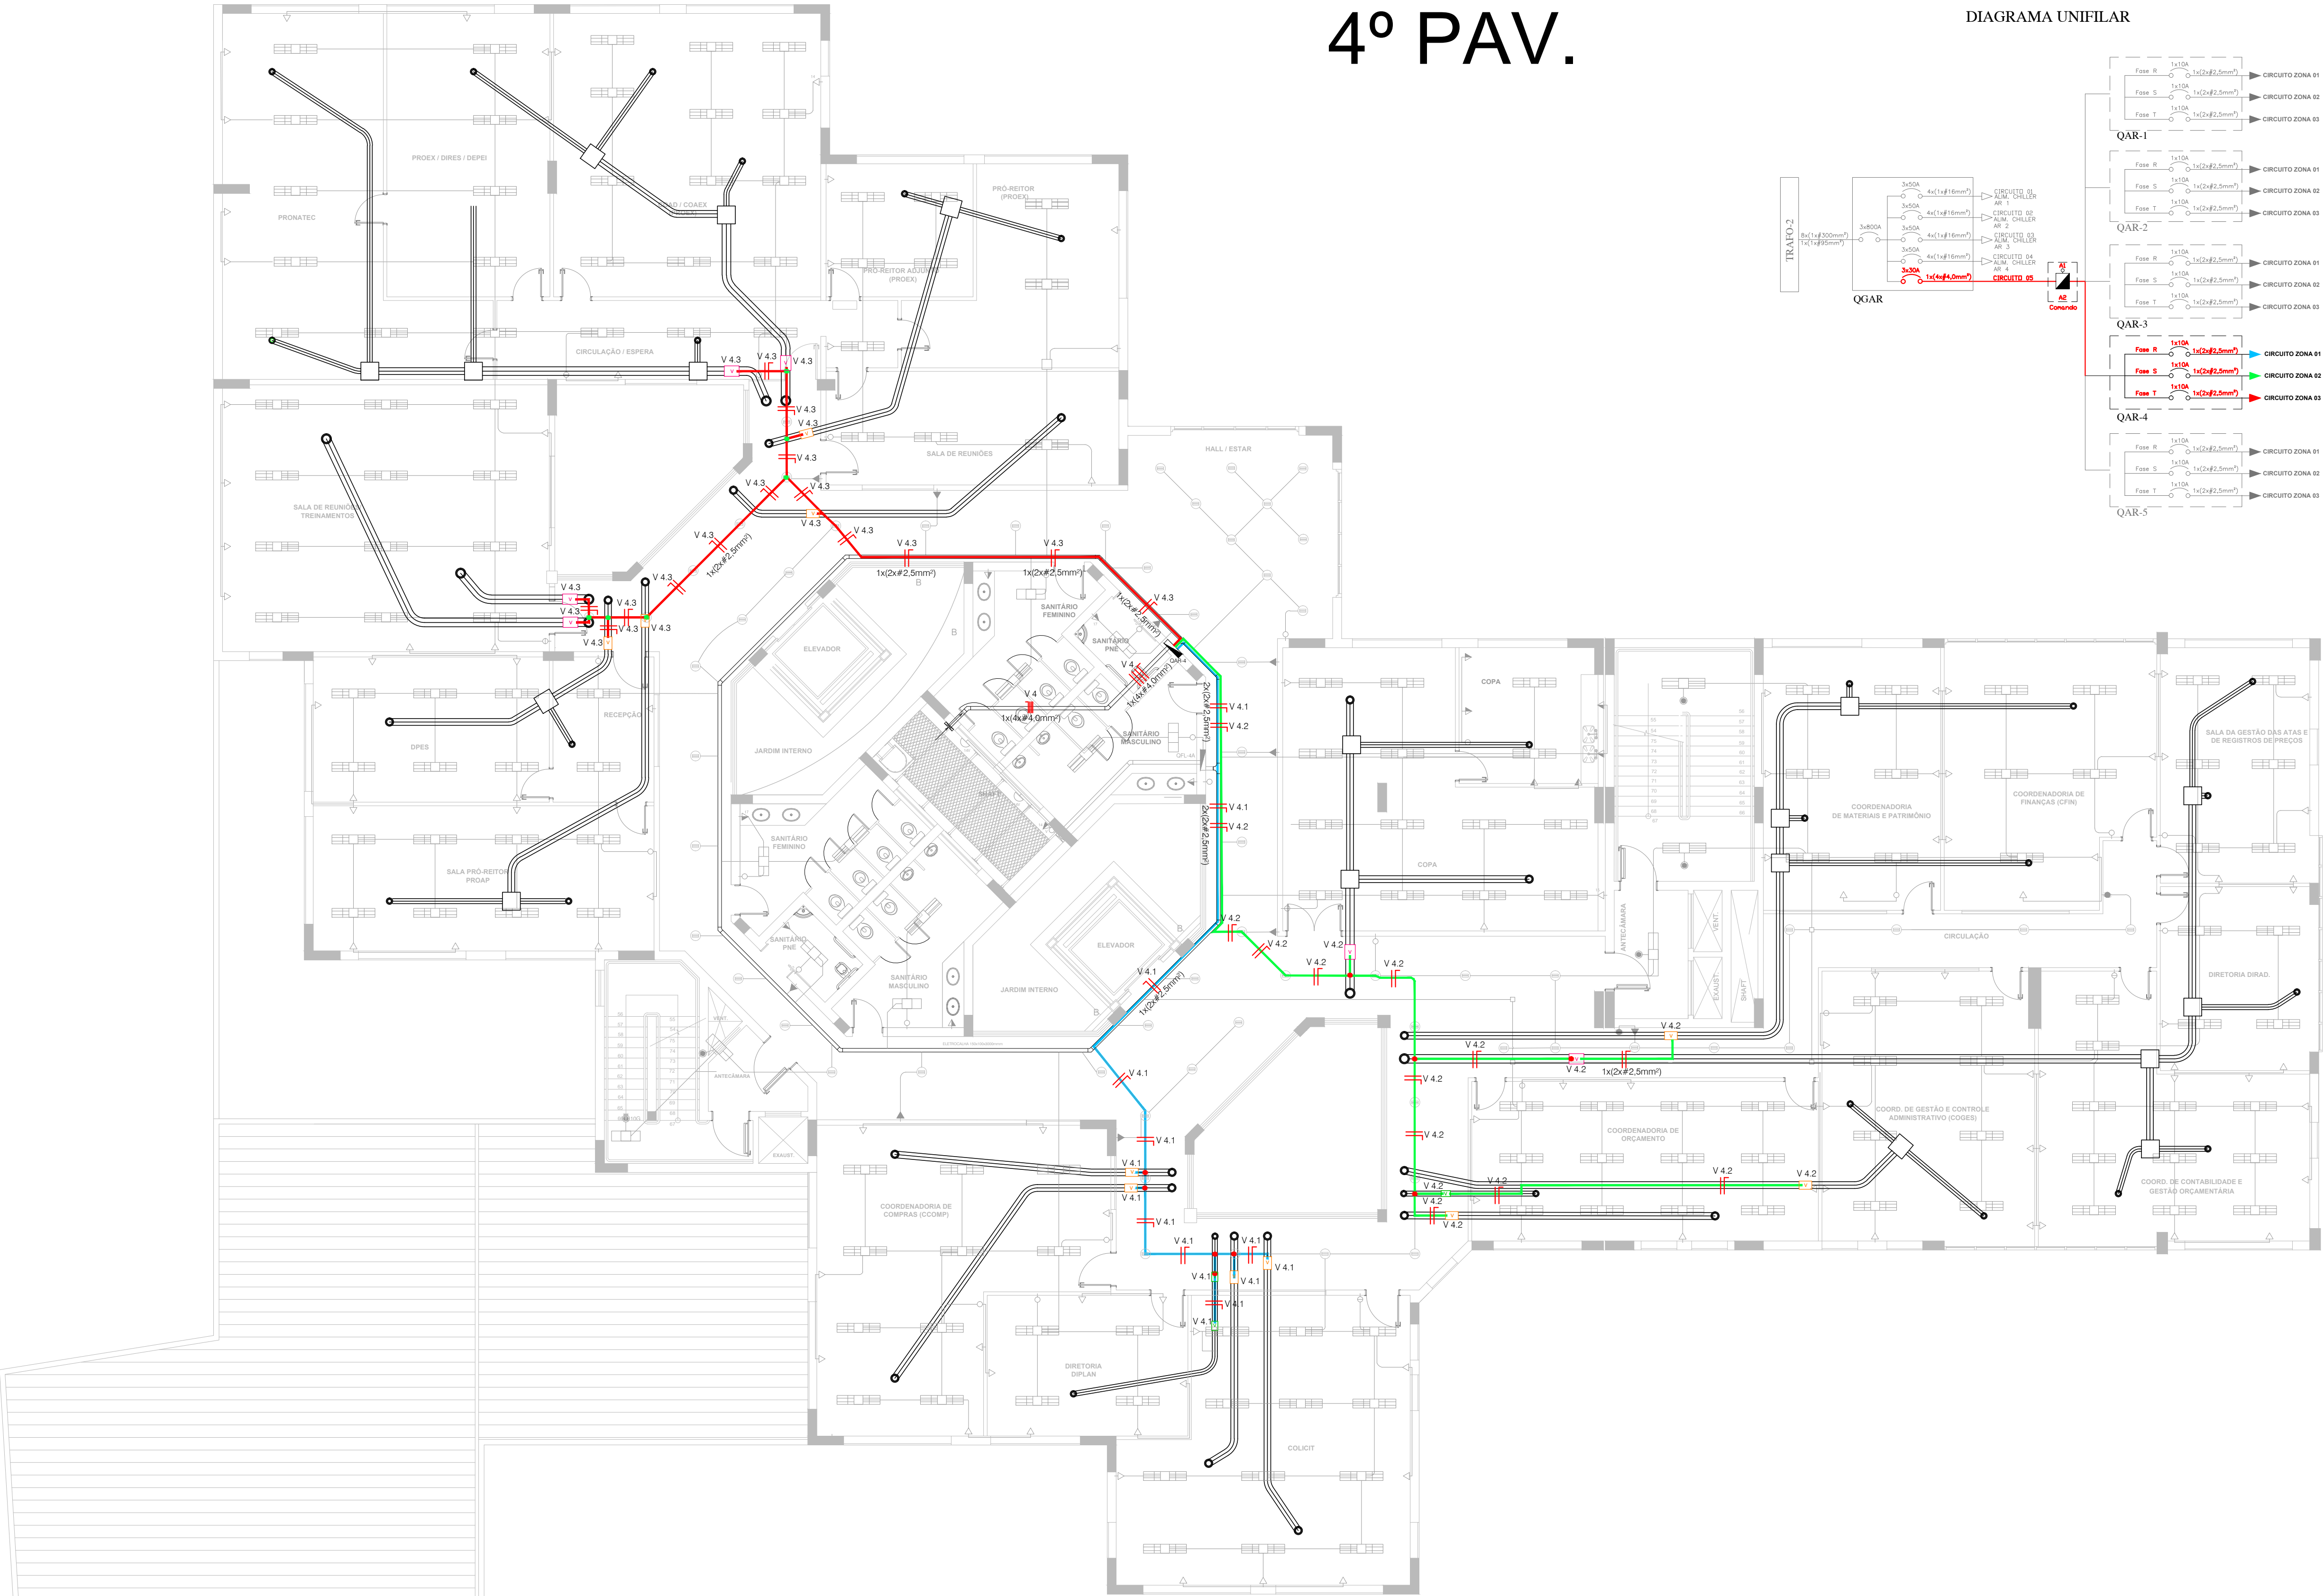

PLANTA BAIXA - QUARTO PAVIMENTO
ESCALA: 1/100



INSTITUTO FEDERAL
Sul-rio-grandense



DPO - DIRETORIA DE PROJETOS E OBRAS
Rua Gonçalves Chaves, 3218 - CEP 96015-560 - PELOTAS/RS
Fones: (51) 3026.6209 / 3026.6210 / 3026.6211
dpo@ifrsul.edu.br / dpo_cpro@ifrsul.edu.br / dpo_cpro@ifrsul.edu.br

RESPONSÁVEL TÉCNICO PROJETO	RESPONSÁVEL TÉCNICO EXECUÇÃO	PROPRIETÁRIO
REITORIA IFSul - PROJETO DO SISTEMA DE AR CONDIÇÃOADO - MÓDULO II Rua Gonçalves Chaves, N° 3218, CEP 96015-560, Pelotas/RS		
PROJETO ELÉTRICO		
MÓDULO II - SISTEMA DE DISTRIBUIÇÃO DO AR DE RENOVAÇÃO PROJETO ELÉTRICO - PLANTA BAIXA - QUARTO PAVIMENTO		
DESENHO Eng. Ricardo	DATA OUTUBRO/2022	ESCALA 1/100
PRANCHA PEL 04/05		ÁREA DA OBRA VISTO OBRA REI 001/2022