



5º PAV.

DIAGRAMA UNIFILAR

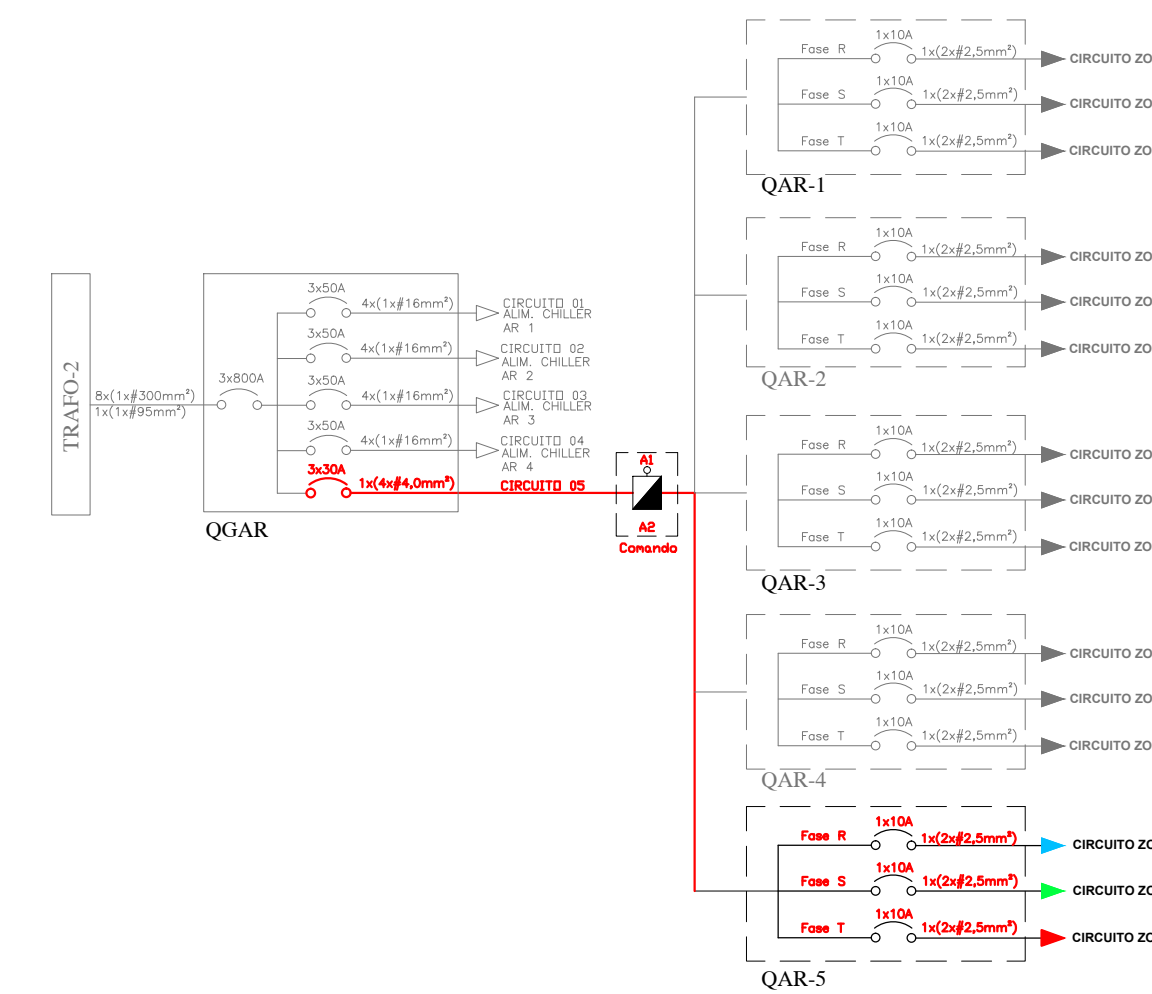

LEGENDA DE CORES

	INSTALAÇÃO ELÉTRICO VENTILADORES ZONA 1 - FASE R
	INSTALAÇÃO ELÉTRICO VENTILADORES ZONA 2 - FASE S
	INSTALAÇÃO ELÉTRICO VENTILADORES ZONA 3 - FASE T

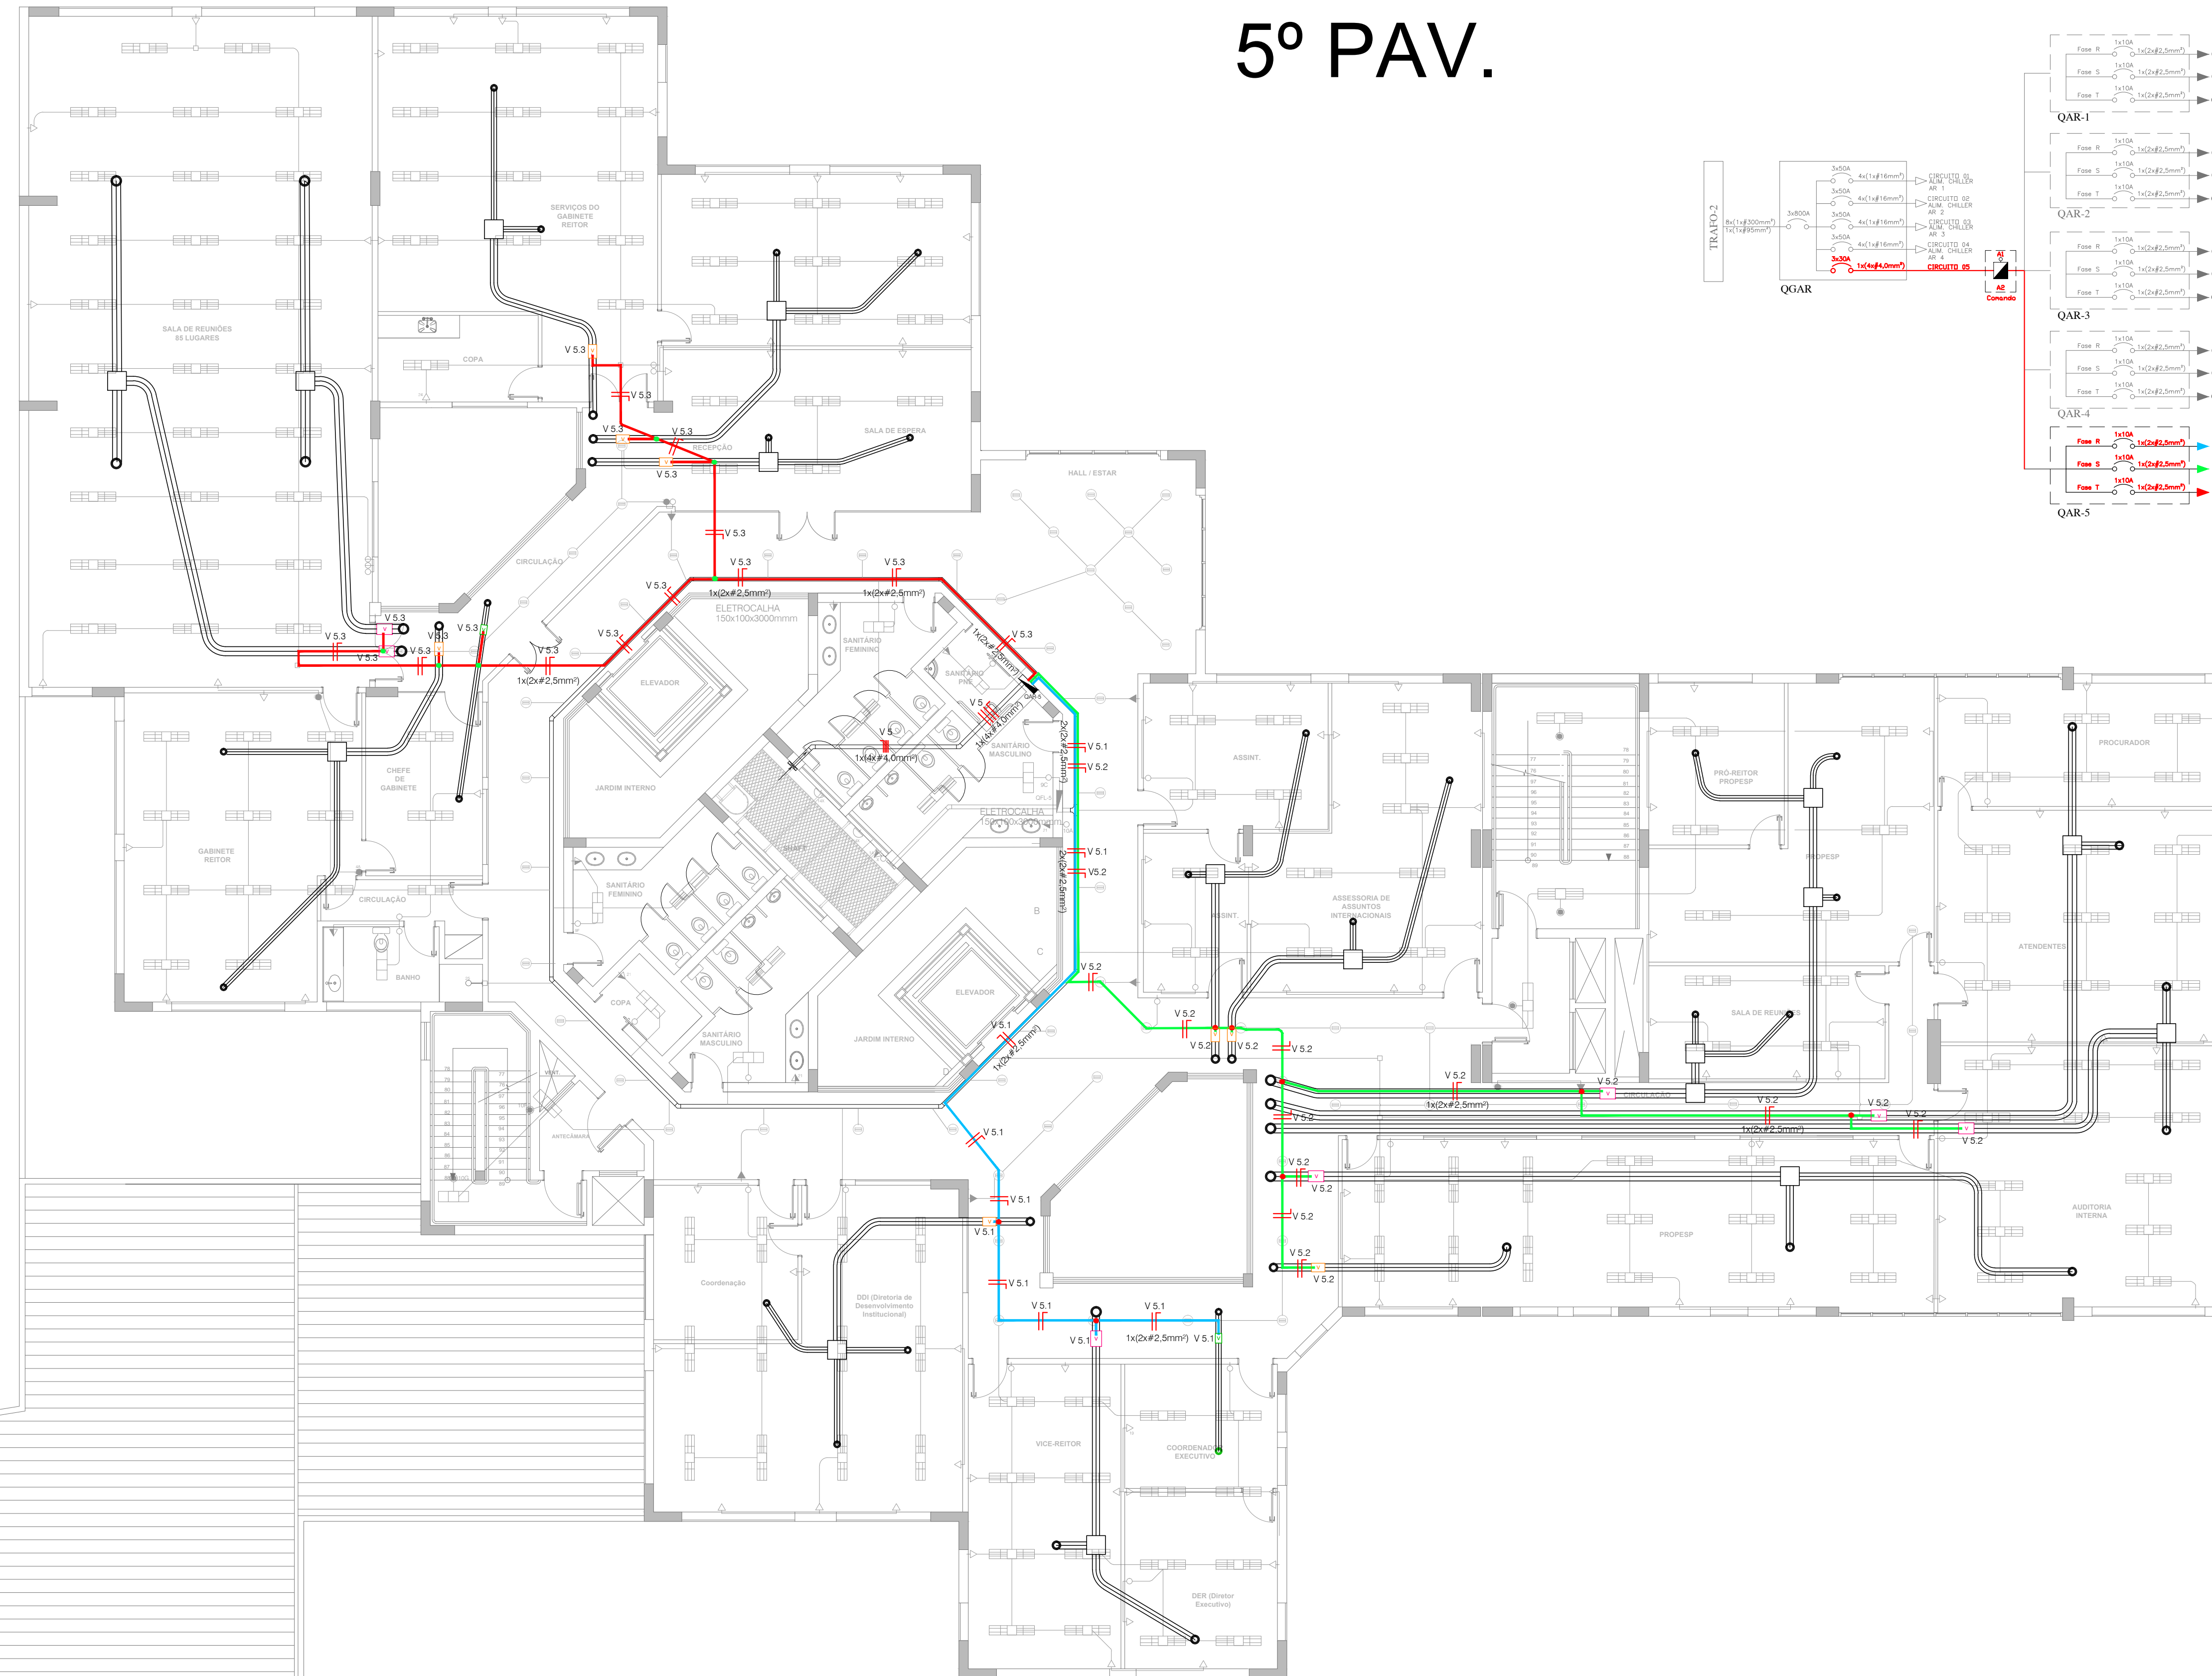

PLANTA BAIXA - QUINTO PAVIMENTO
ESCALA: 1/100