

LAYOUT
ESCALA: 1/50

DETALHE TOTEN




VISTA
ESCALA: 1/20

SIMBOLOGIA GERAL

- TOMADA LÓGICA (h= 0,45 do piso)
- AP's (h= 2,35 do piso)
- Tomada RJ-45, Dupla (h=0,25m)
- Caixa Condulete TOP (h=0,25m)
- Totem c/10ptos RJ-45
- Eletrocalha 100x50mm, c/divisão
- Eletroduto que sobe e/ou desce
- Ponto de fixação da eletrocalha

NOTAS:

- Eletrodutos serão de PVC rígido Ø1"
- Utilizar caixa de passagem condulete p/dois RJ-45

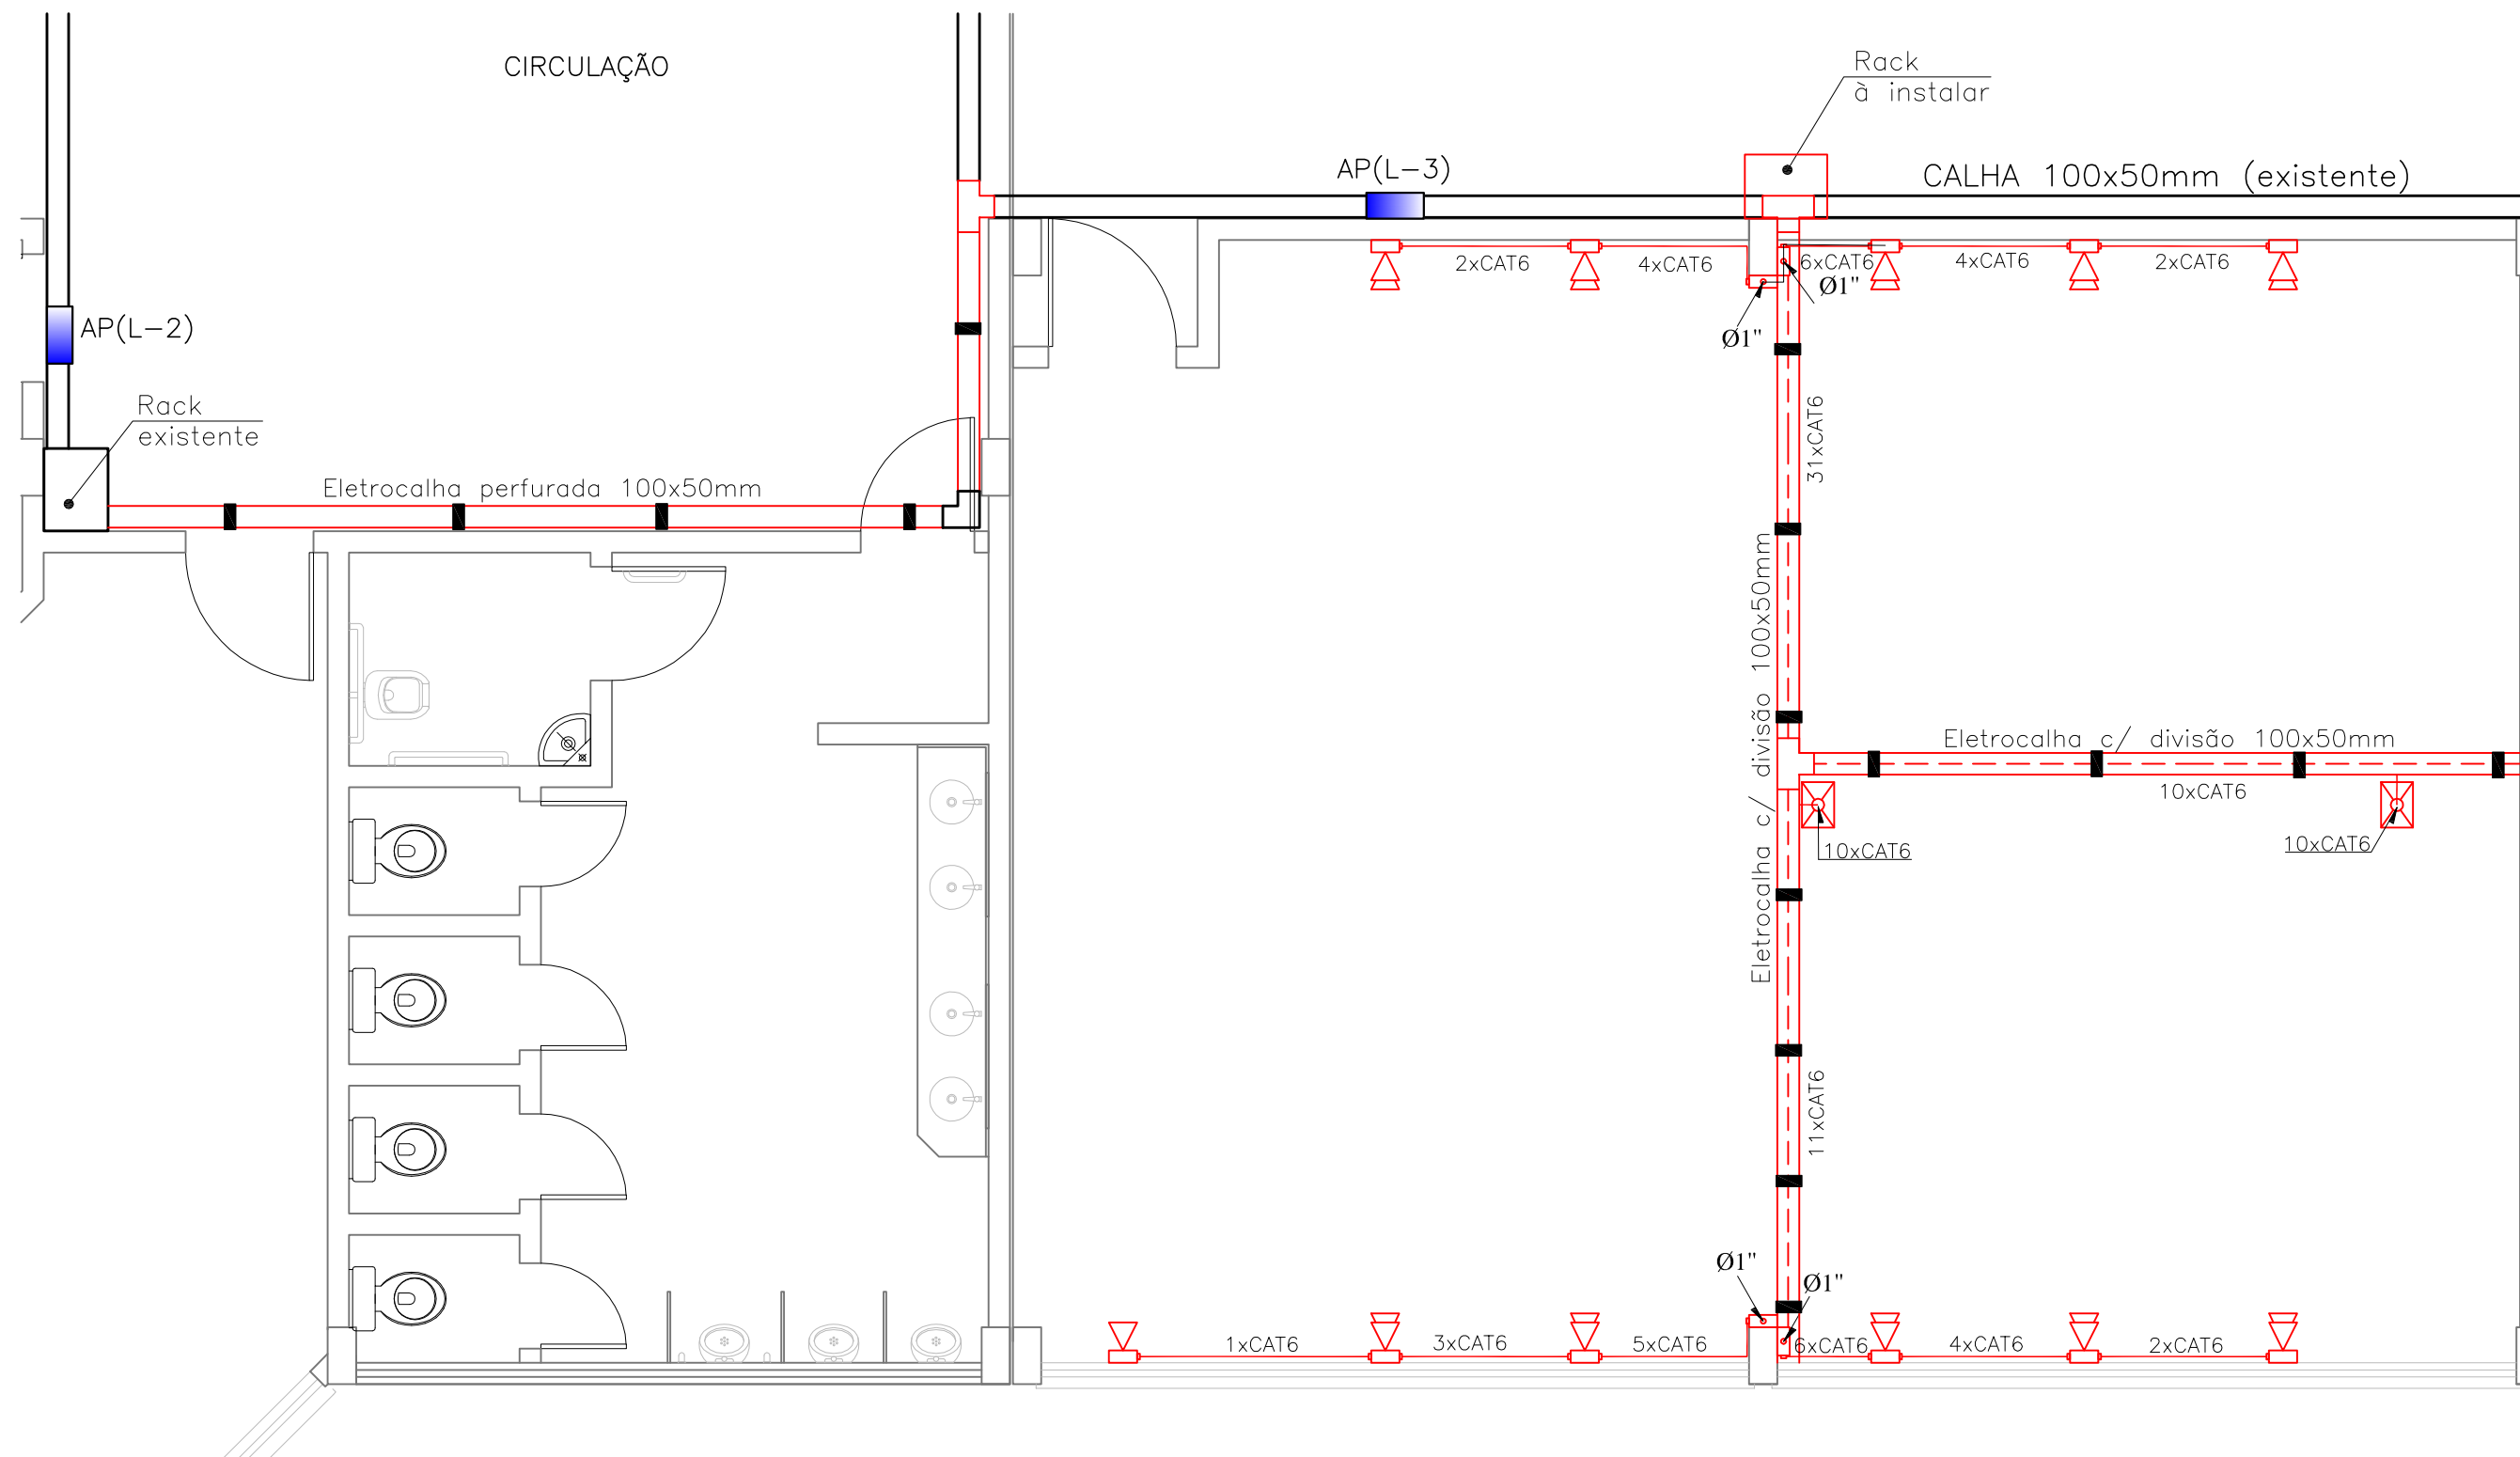

PLANTA BAIXA
ESCALA: 1/50



INSTITUTO FEDERAL
SUL-RIO-GRANDENSE



DPO- DIRETORIA DE PROJETOS E OBRAS
Rua Gonçalves Chaves, 3218 - CEP 96015-560 - PELOTAS/RS
Fones: (53) 3026.7241 / 3026.7242
dpo@ifsul.edu.br / dpo_cproj@ifsul.edu.br / dpo_cfisc@ifsul.edu.br

RESPONSÁVEL TÉCNICO
PROJETO

RESPONSÁVEL TÉCNICO
EXECUÇÃO

PROPRIETÁRIO

CAMPUS LAJEADO - BLOCO SALA DE AULA
Rua João Goulart, Nº 2150, Bairro Olarias, Lajeado

PROJETO DE LÓGICA E TELEFONIA

INSTALAÇÕES LÓGICA SALA - 01

DESENHO
RICARDO

DATA
OUTUBRO/2018

ESCALA
INDICADA

PRANCHA
PLT 01/01