

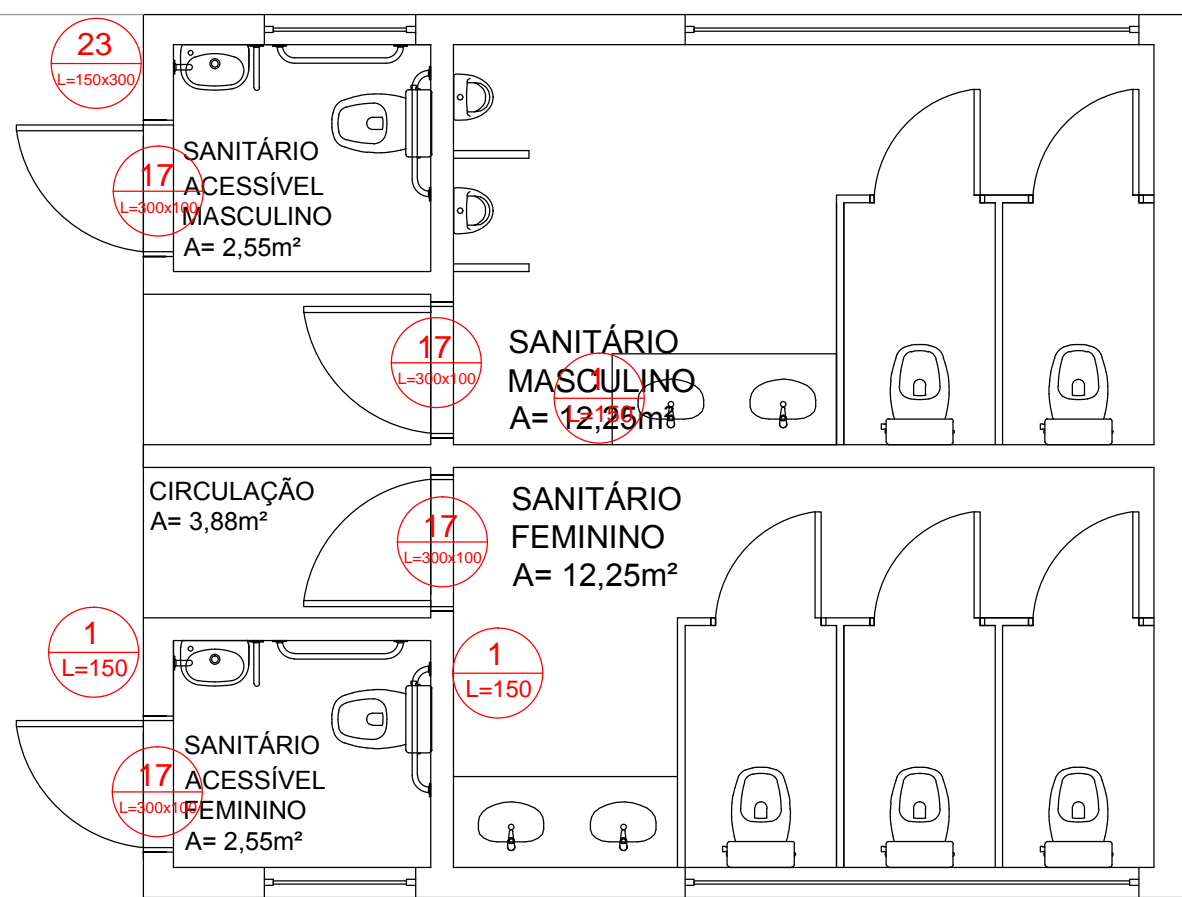
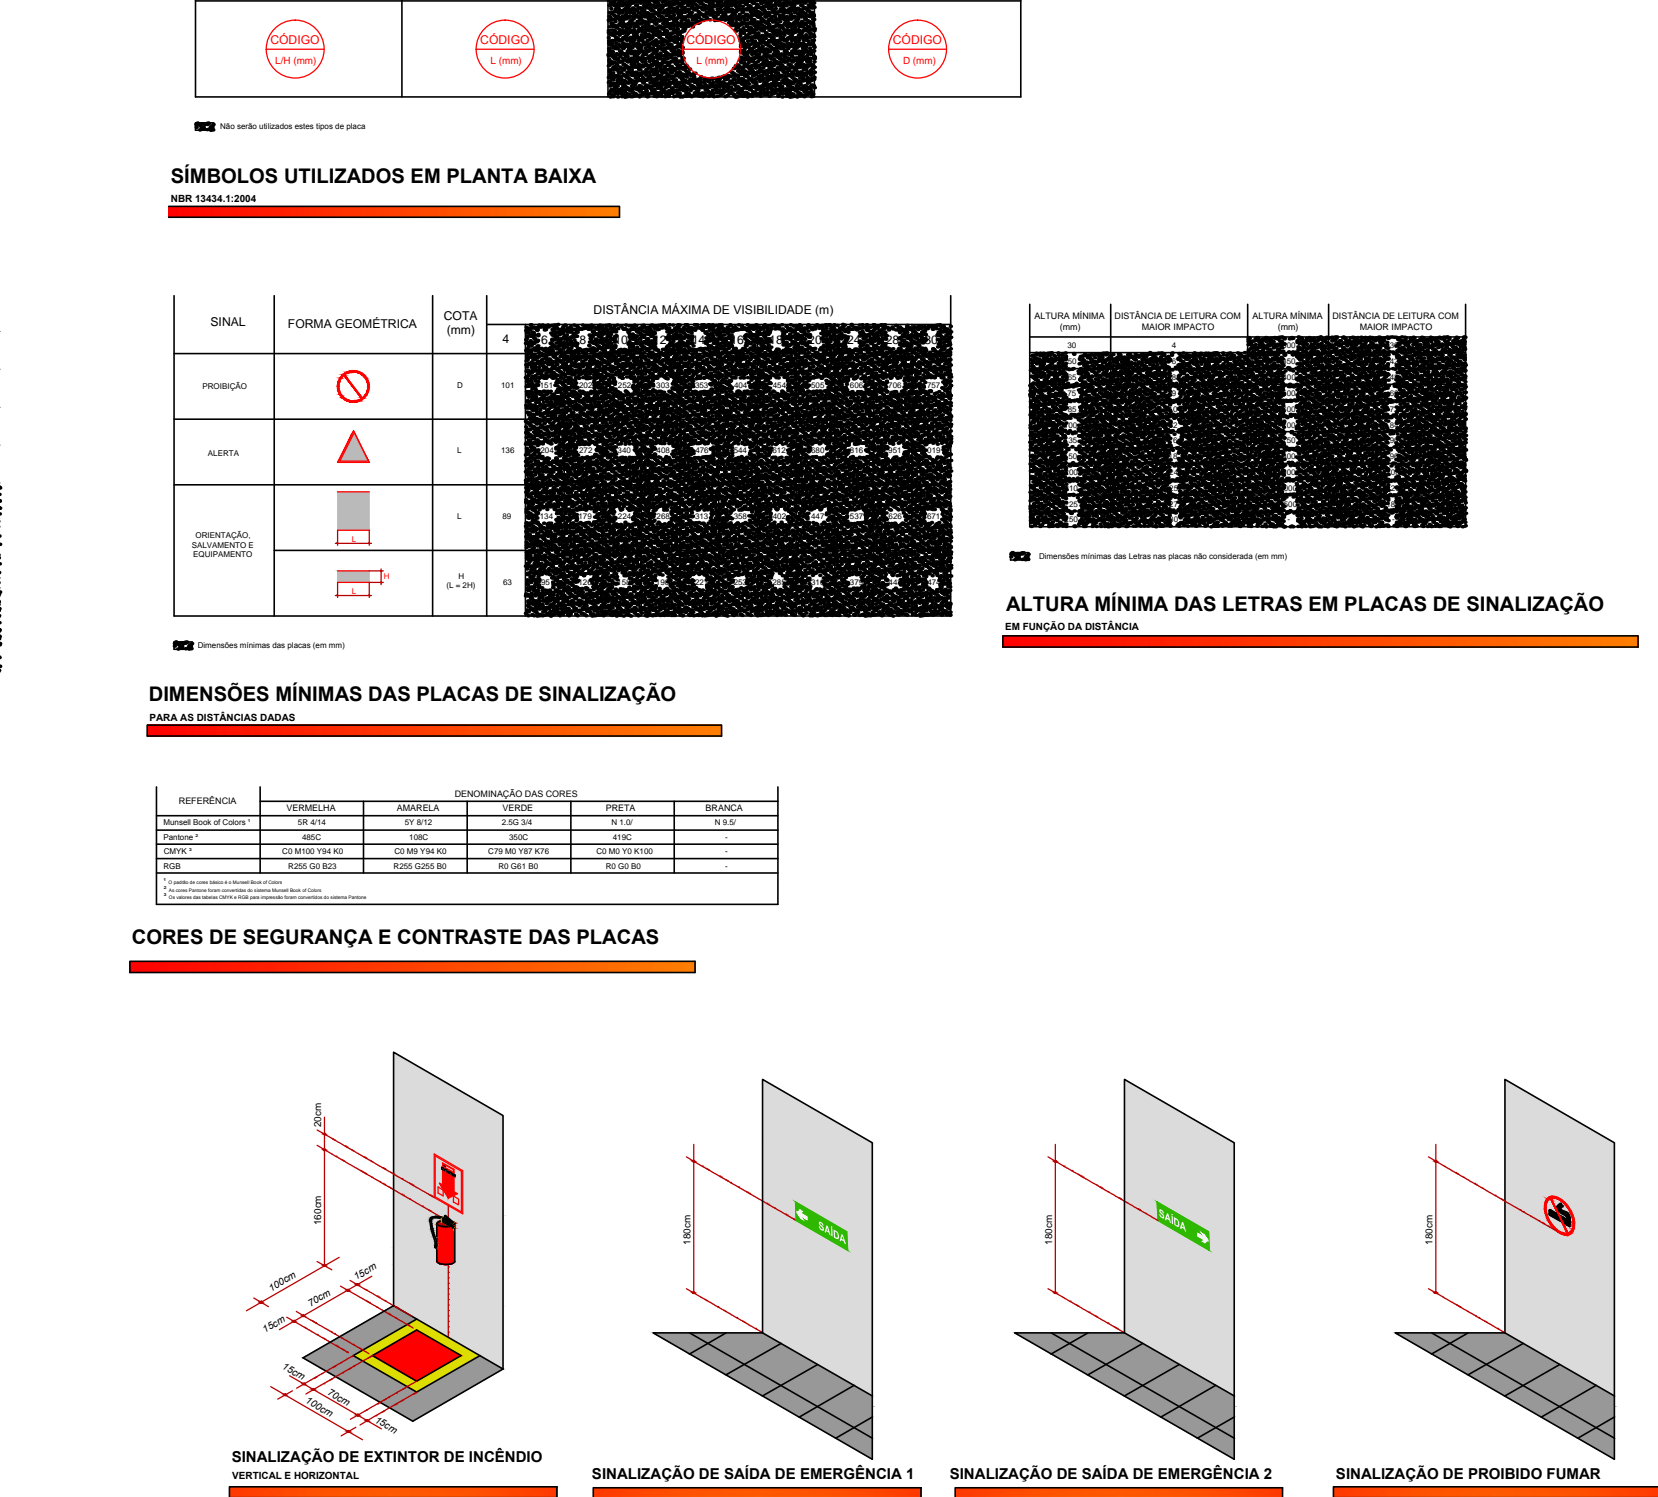


PLANTA BAIXA EXTINTORES E ILUMINAÇÃO DE EMERGÊNCIA
ESCALA: 1/50

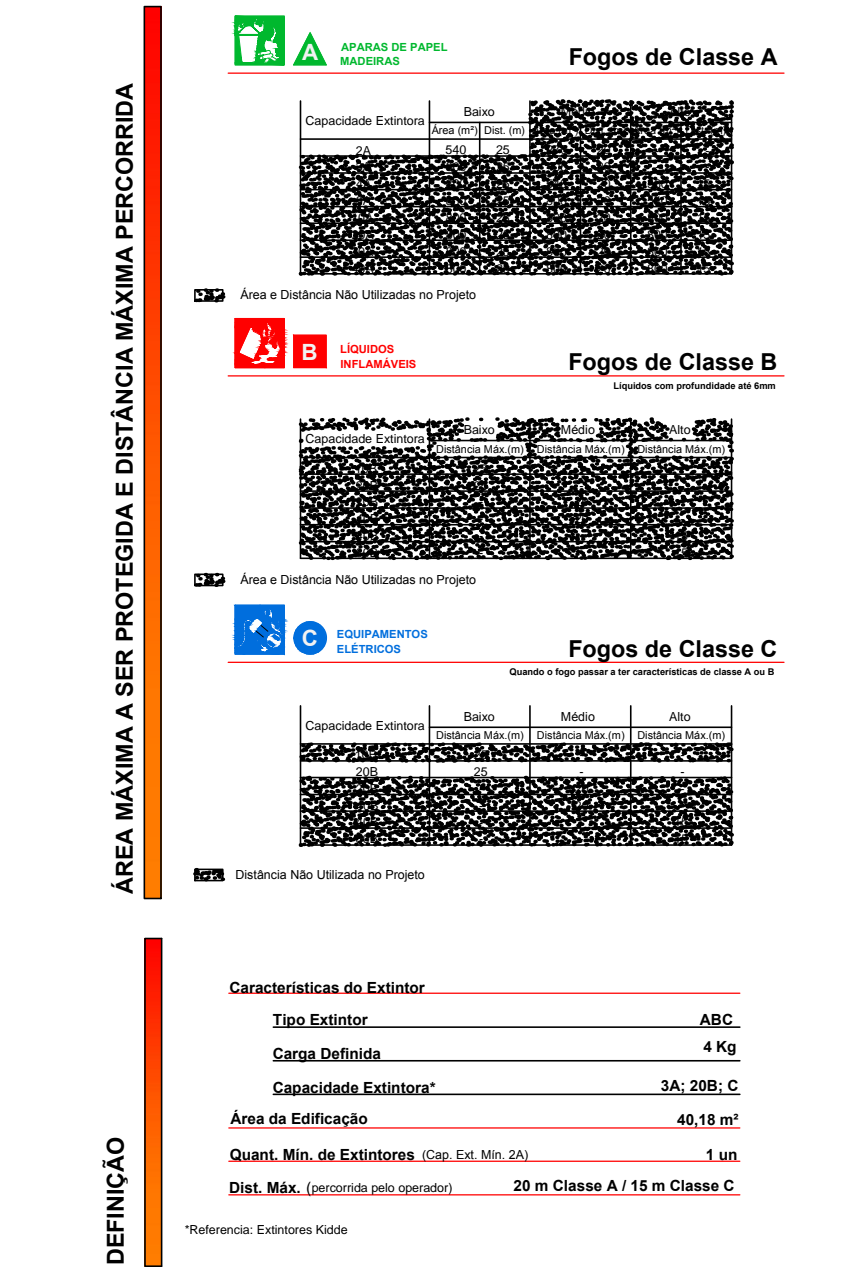

PLANTA BAIXA SINALIZAÇÃO
ESCALA: 1/50

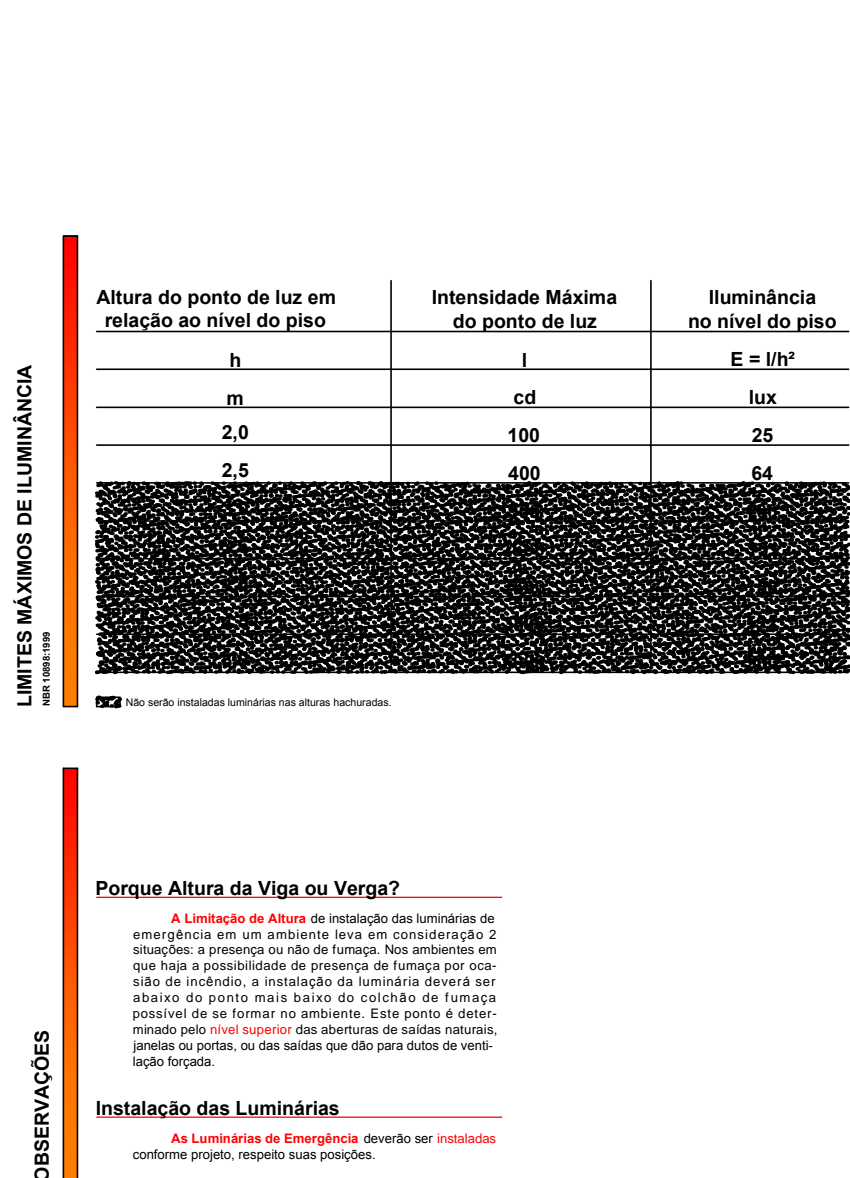

LEGENDAS

Extintor de Incêndio
Tipo ABC

Luminária de Emergência

Proibido Fumar

Saída de Emergência

Extintor de Incêndio

INSTITUTO FEDERAL Sul-rio-grandense
Campus Pelotas-Visconde da Graça

Av. Ildefonso Simões Lopes, 2791 - Bairro Três Vendas
CEP: 96060-290 - Pelotas/RS
(53) 3309.5550/3309.5580 - ciplan@cvig.ifsul.edu.br

RESPONSÁVEL TÉCNICO PROJETO: ARETUSA OLIVEIRA RODRIGUES CREA-RS 158529

RESPONSÁVEL TÉCNICO EXECUÇÃO:

PROPRIETÁRIO:

BLOCO DE SANITÁRIOS E COBERTURA
AV. ILDEFONSO SIMÕES LOPES, 2791, PELOTAS/RS

PLANO DE PREVENÇÃO CONTRA INCÊNDIOS

ÁREA DA OBRA: 75,84 m²

VISTO:

OBRA: CVG022020

PRANCHA: PPI 01/01

DESENHO: PLANTA BAIXA

DATA: MAIO/2020

ESCALA: INDICADA