




Planta Baixa Hidrossanitário Água Potável - Detalhe n° 01A
ESCALA: 1/50

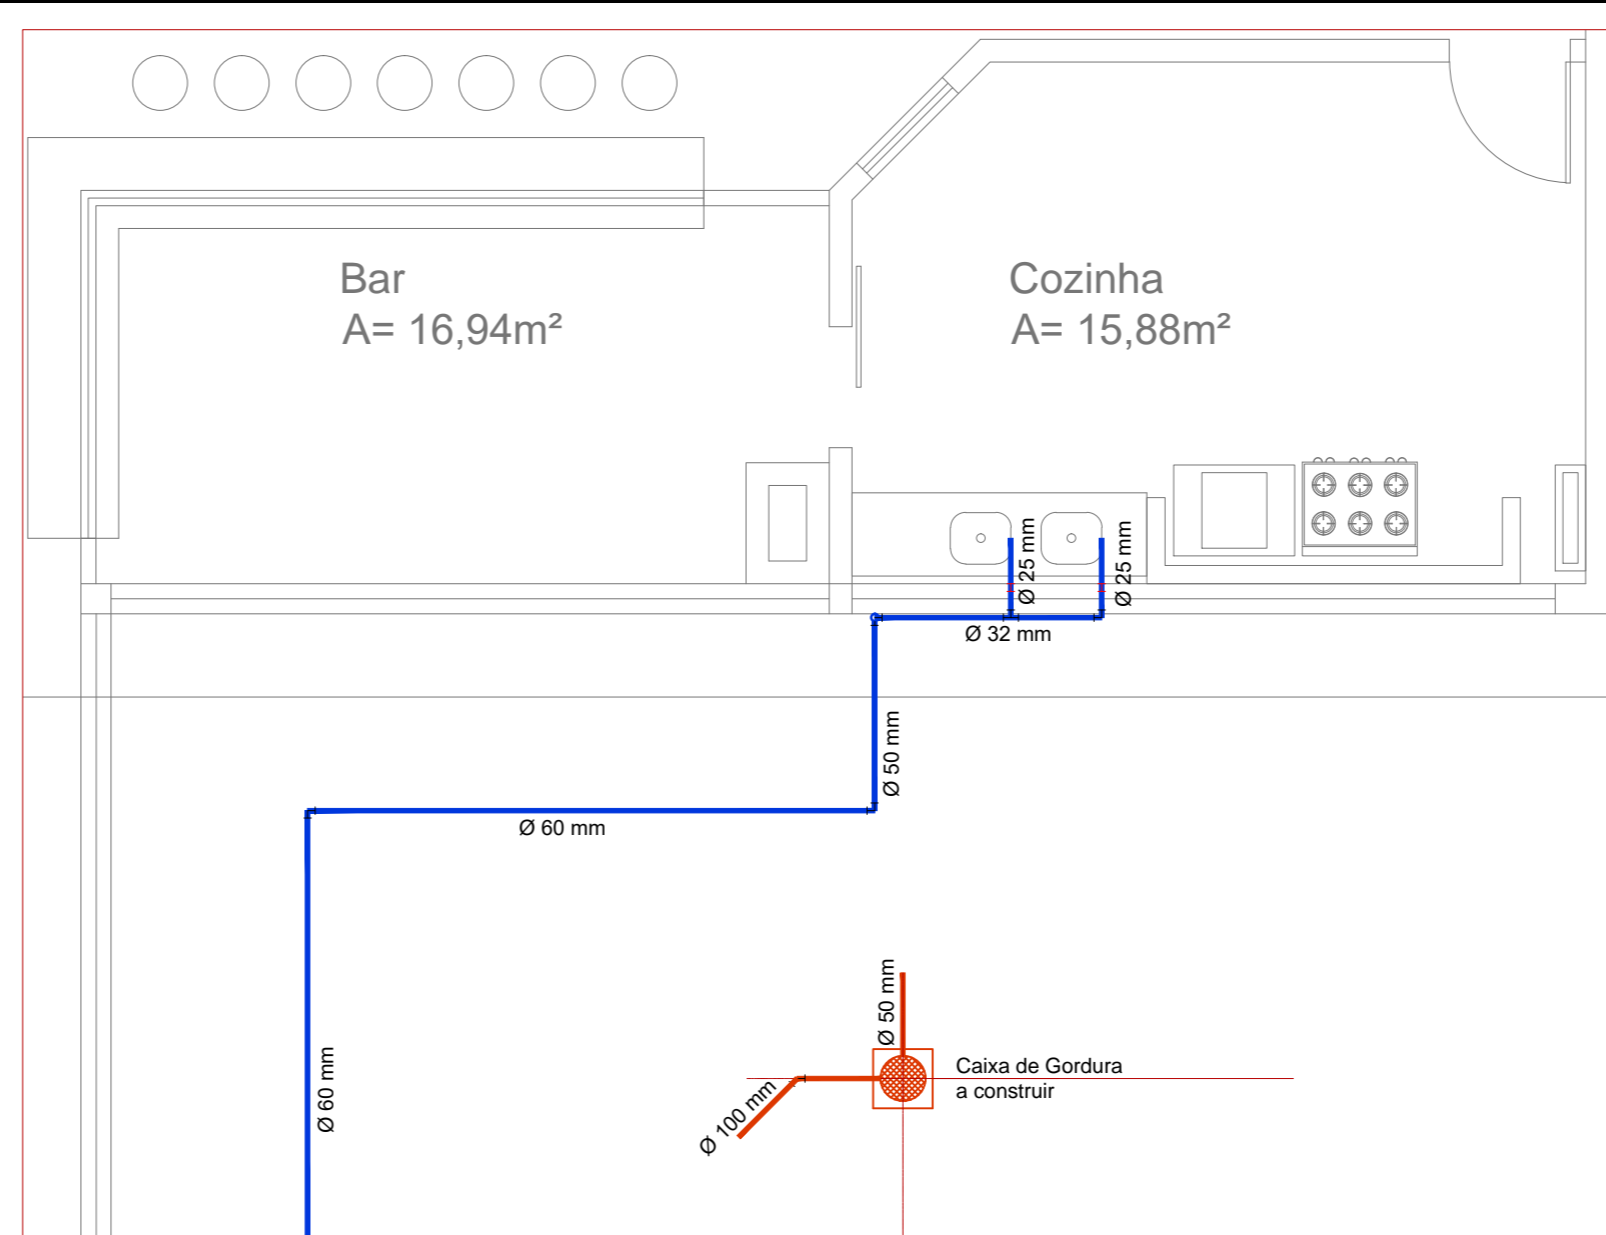


Planta Baixa Hidrossanitário Água Potável - Detalhe n° 01B
ESCALA: 1/50

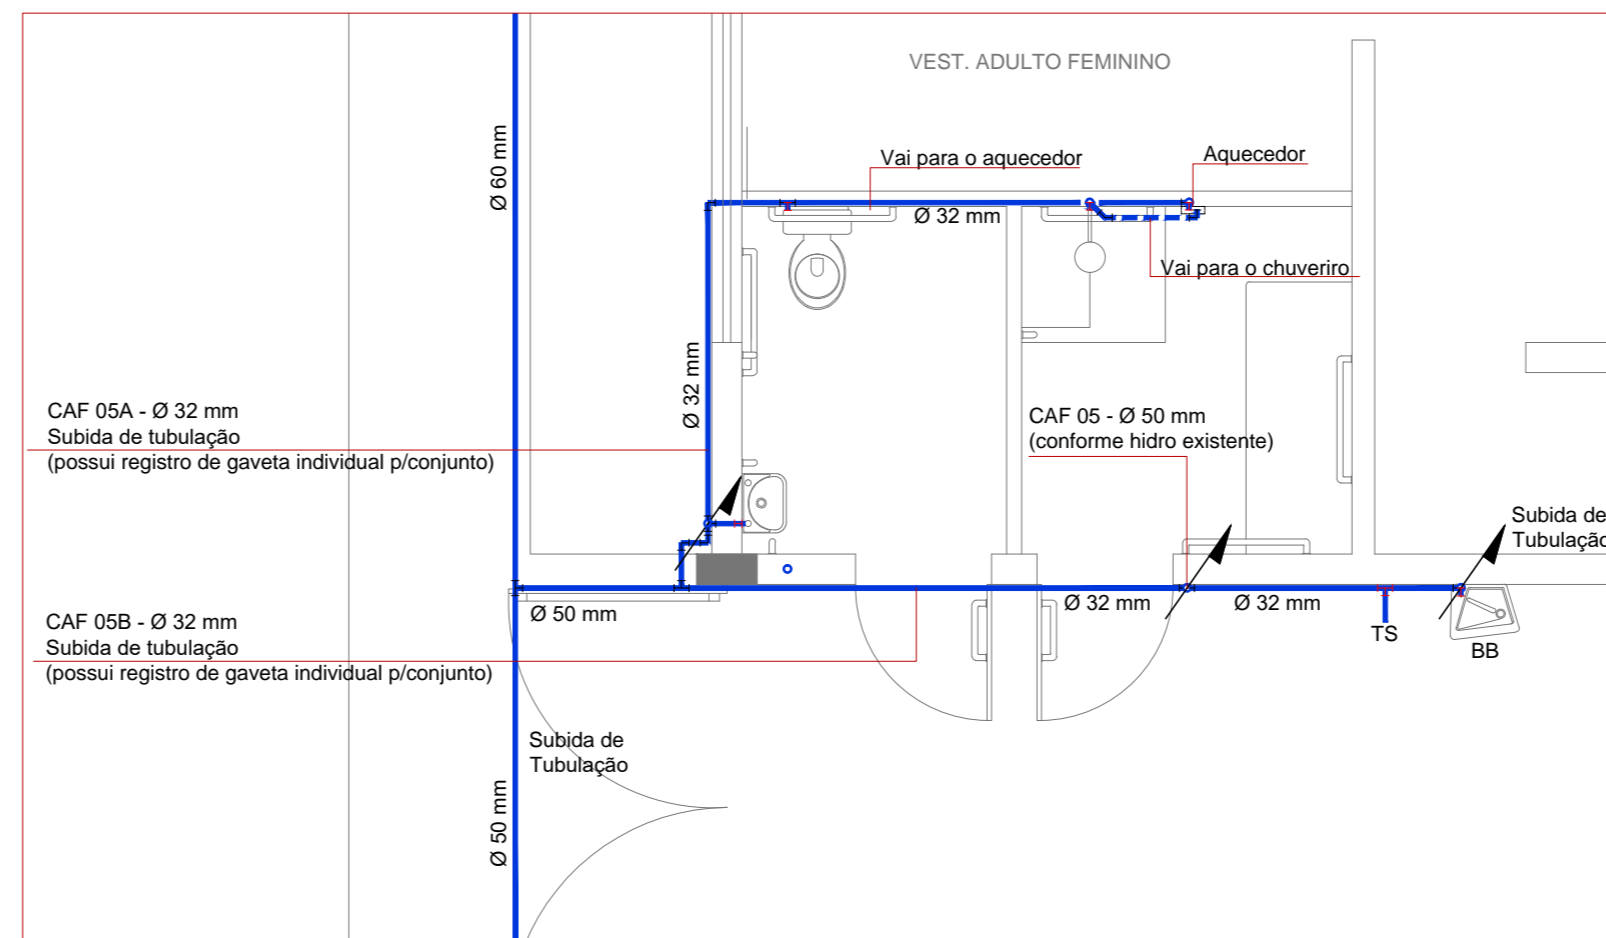

Planta Baixa Hidrossanitário Água Potável - Detalhe n° 02
ESCALA: 1/50

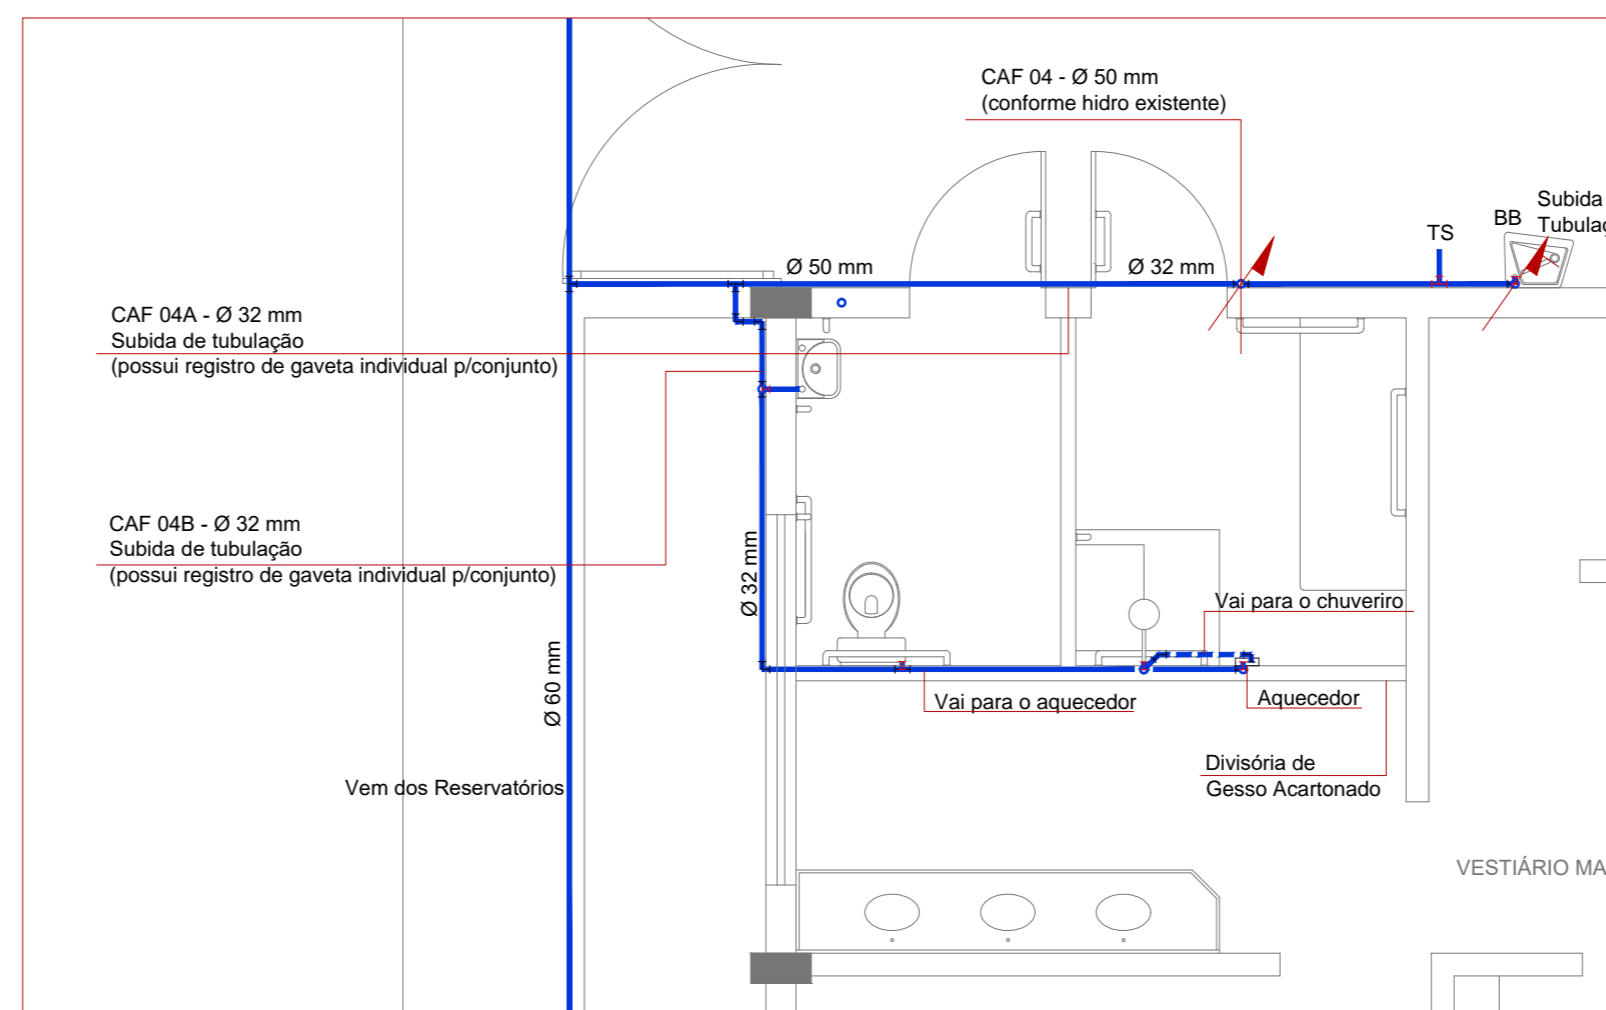

Planta Baixa Hidrossanitário Água Potável - Detalhe n° 03
ESCALA: 1/50

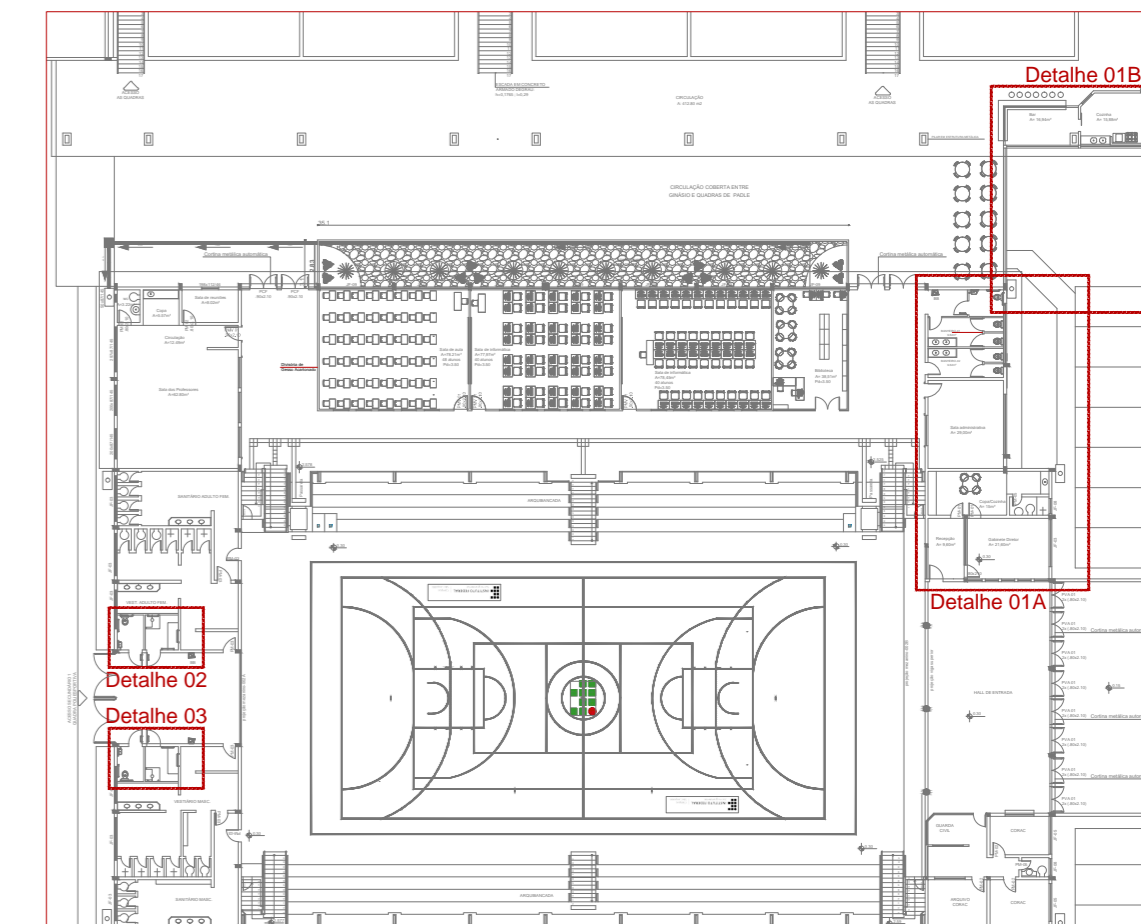

Planta Baixa Geral - Localização Detalhes
ESCALA: 1/500

INSTITUTO FEDERAL Sul-rio-grandense
 RESPONSÁVEL TÉCNICO PROJETO: _____
 RESPONSÁVEL TÉCNICO EXECUÇÃO: _____
 PROPRIETÁRIO: _____

CÂMPUS SÃO LEOPOLDO - REFORMA PARTE I
 ÁREA DA OBRA: 2.734,44 m²

PROJETO HIDROSSANITÁRIO
 VISTO: _____
 OBRA: CLE 001/2025

ÁGUA POTÁVEL - PLANTA BAIXA E DETALHES
 DESENHO: GERSONCLASSEN
 DATA: JANEIRO 2025
 ESCALA: INDICADA
 PRANCHA: PHS 01